



SEZIMOVO ÚSTÍ II

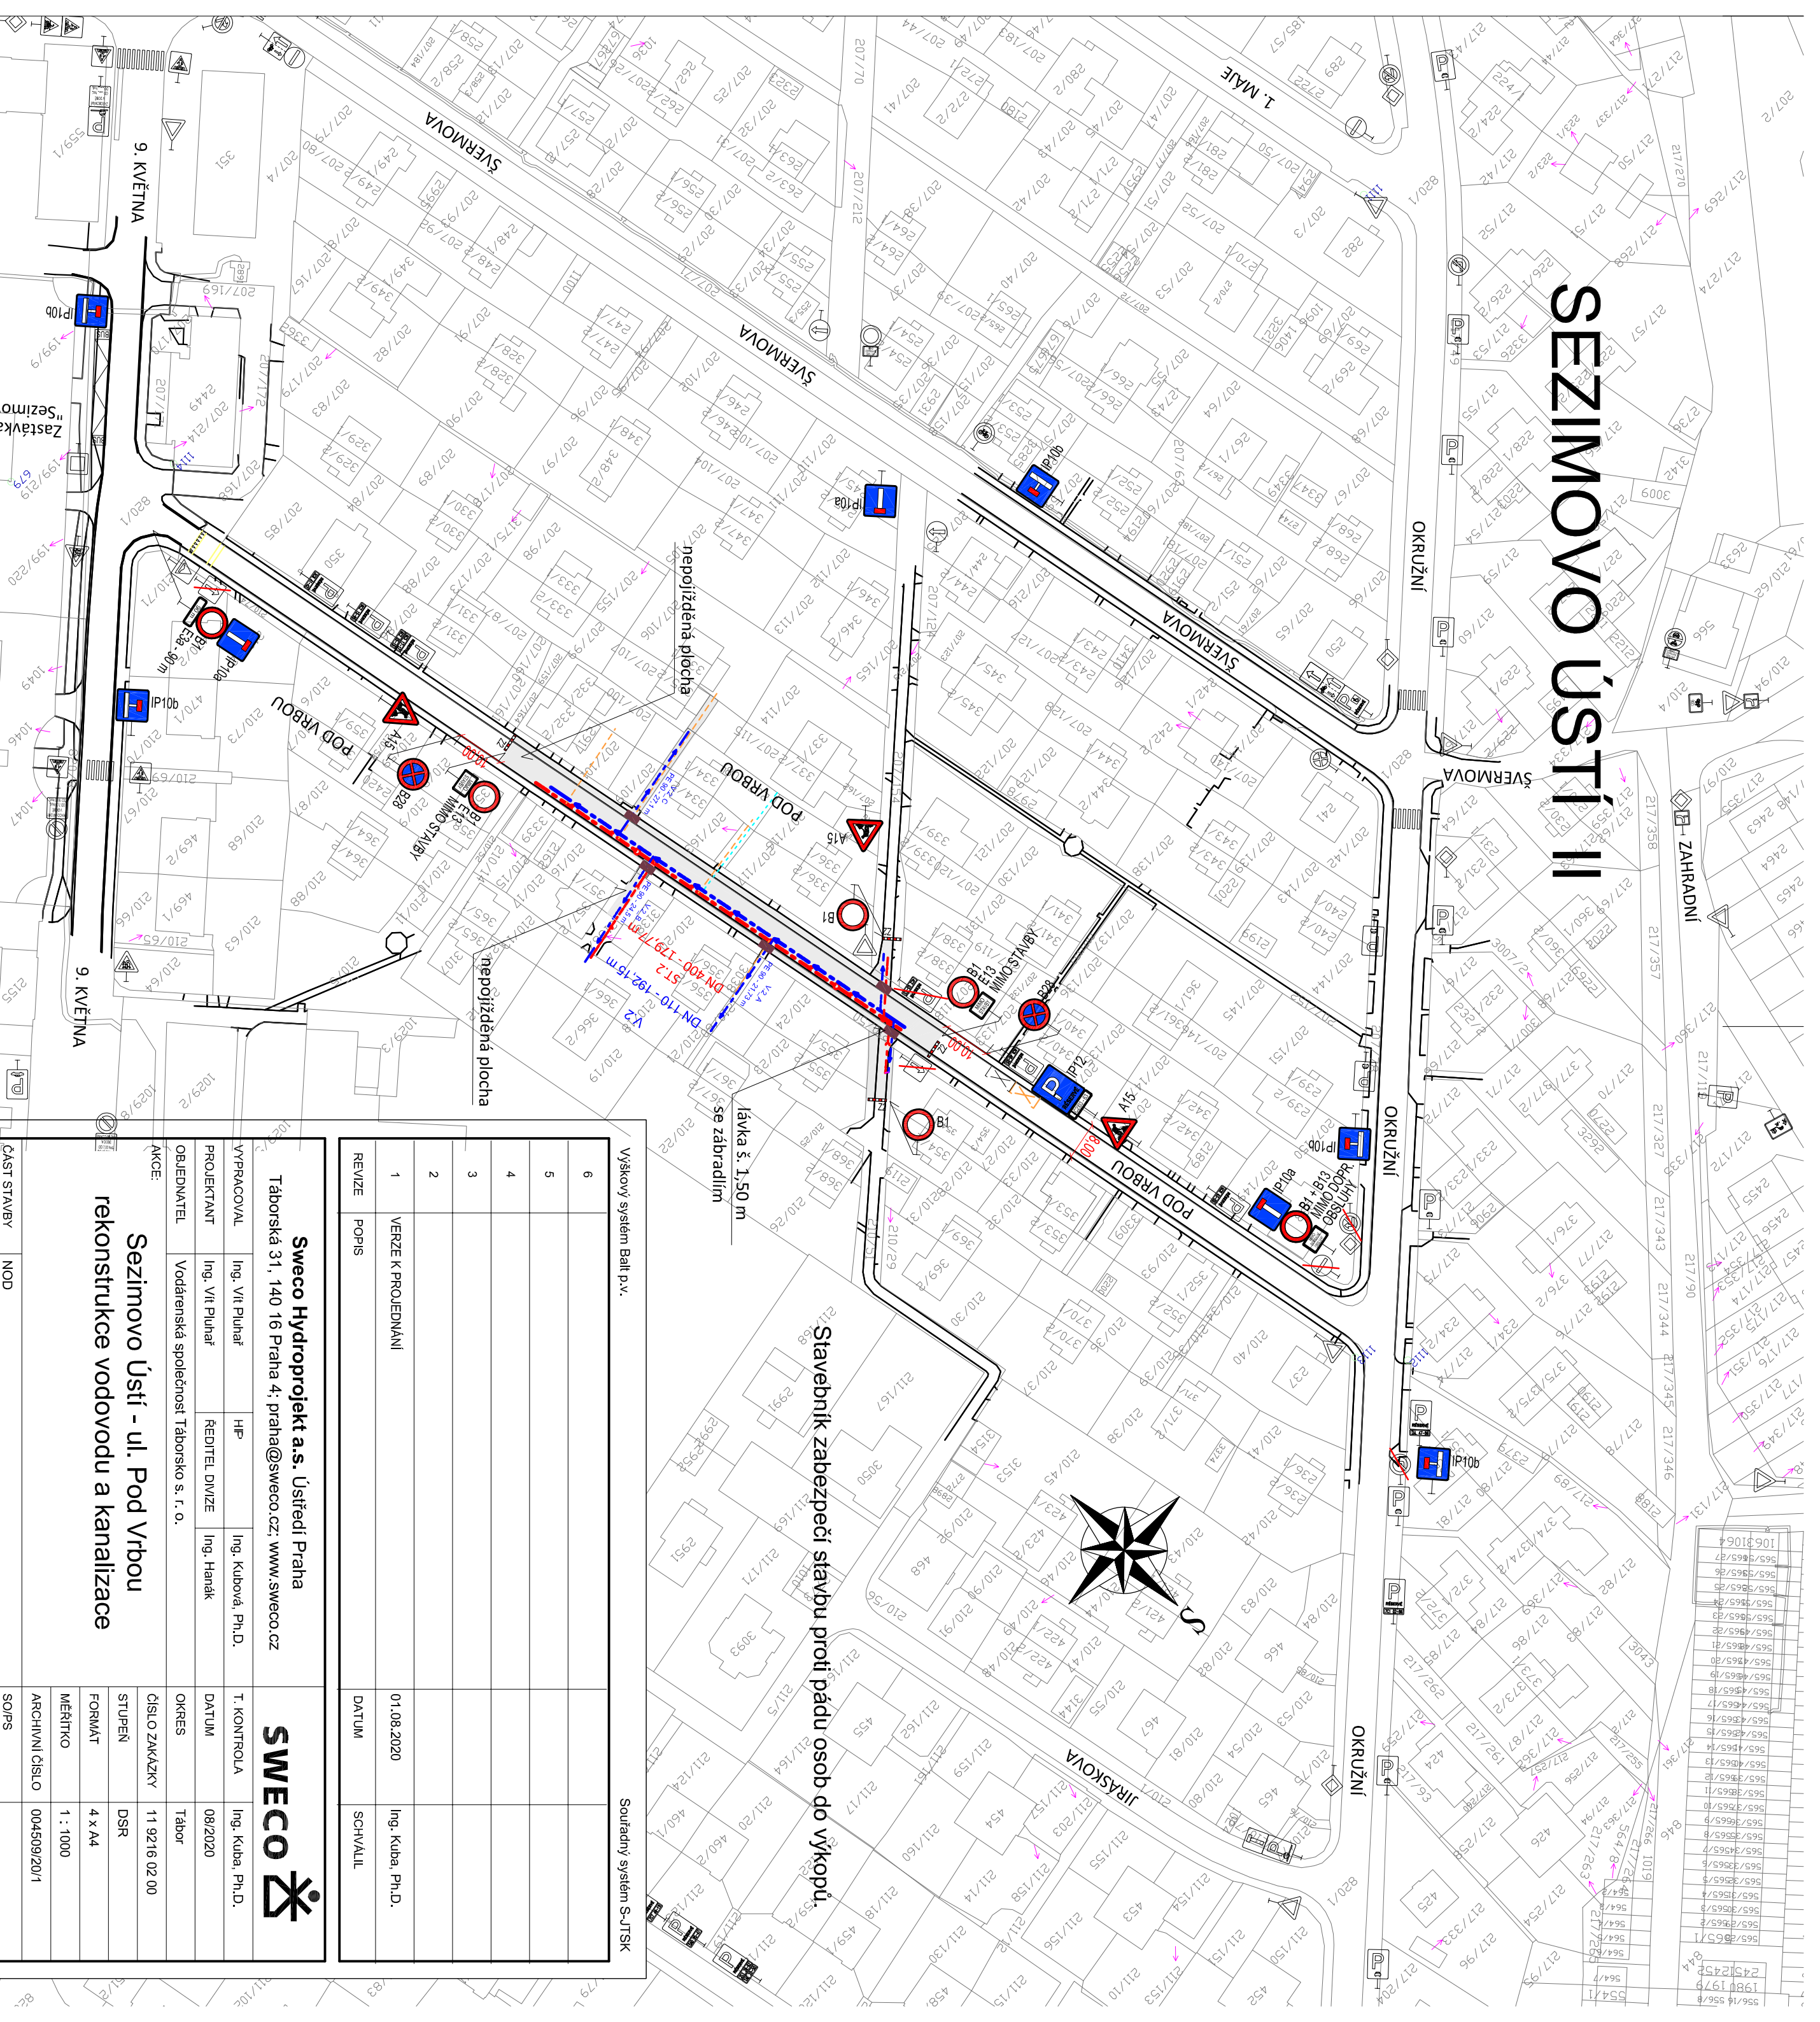

Stavebník zabezpečí stavbu proti pádu osob do výkopů.

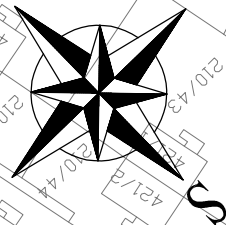

Výškový systém Balt p.v.

Souřadný systém S-JTSK

6	
5	
4	
3	
2	
1	VERZE K PROJEKOVÁNÍ
REVIZE	POPIS
	DATUM
	SCHVÁLIL

Sweco Hydroprojekt a.s. Ústředí Praha
Táborská 31, 140 16 Praha 4; praha@sweco.cz; www.sweco.cz



VYPRACOVAL Ing. Vít Pluhař HPP Ing. Kubová, Ph.D.

T. KONTROLA Ing. Kuba, Ph.D.

PROJEKTANT Ing. Vít Pluhař ŘEDITEL DIVIZE Ing. Hanák

DATUM 08/2020

OBJEDNATEL Vodárenská společnost Táborsko s. r. o.

OKRES Tábor

AKCE: Sezimovo Ústí - ul. Pod Vrbou

ČÍSLO ZAKÁZKY 11 92 16 02 00

rekonstrukce vodovodu a kanalizace

STUPEN DSR

FORMÁT 4 x A4

MĚŘÍTKO 1 : 1000

ARCHIVNÍ ČÍSLO 004509/20/1

SOUPS

ČÁST STAVBY NOD

SITUACE - 2. etapa, 1. fáze

PRÍLOHA:	ČÍSLO PRÍLOHY	E.4.3	a	1
----------	---------------	-------	---	---

Tato dokumentace včetně všech příloh (s výjimkou dat poskytnutých objednatelům) je duševním vlastnictvím akciové společnosti Sweco Hydroprojekt a.s. Objednatel této dokumentace je oprávněn ji využít k účelům vyplývajícím z uzavřené smlouvy bez jakéhokoli omezení. Jiné osoby (jak fyzické, tak právnické) nejsou bez předchozího výslovného souhlasu objednatelů oprávněny tuto dokumentaci ani její části jakkoli využívat, kopírovat (ani jiným způsobem rozmnožovat) nebo zprístupňovat dalším osobám.

Poznámka: Podpisy zpracovatelů jsou připojeny pouze k výškové číslo 01 nebo originálu přílohy (matrice).