



PŘIPOJENÍ TEPLoměRU
TI-1x

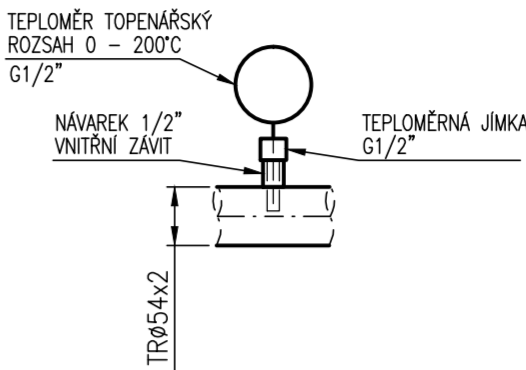

PŘIPOJENÍ TLAKoměRU PLYNU
PI-4x

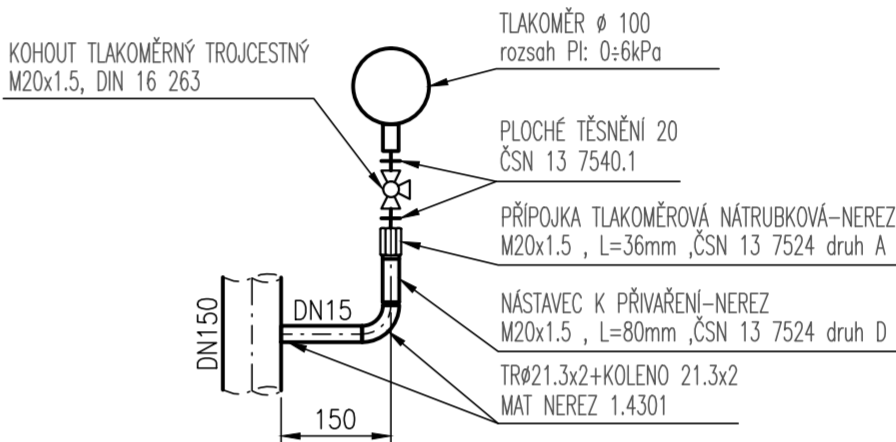

KK projekční

KK projekční kancelář s.r.o.
Mikulovice 304, 530 02 Pardubice
tel.: +420 773 650 115, e-mail: koprojekcni@kkprojekcni.cz
zodpovědný projektant: Ing. Karel Koubek

PS 08 PLYNOVÉ HOSPODÁŘSTVÍ

HLAV. INŽENÝR ING. UNGER	ZODPOVĚD. PROJEKTANT ING. KOUBEK	VYPRACOVAL ING. KOUBEK	KRESLIL HALÁČKA	KONTROLOVAL SEDLÁČEK	 SENŮVÁŽNÉ NÁM. 1 ČESKÉ BUDĚJOVICE 370 01 tel. 385775111
INVESTOR VODÁRENSKÁ SPOLEČNOST TÁBORSKO s.r.o.	KRAJ JIHOČESKÝ	OBEC MĚSTO TÁBOR	AKCE	FORMÁT 6x44	
AČOV TÁBOR KALOVÁ KONCOVKA II. ETAPA – NÁDRŽE					DATUM 11/2017
PLYNOVÁ KOMPRESOROVNA – PŮDORYS					STUPEŇ DPS
					MĚŘÍTKO 1:25
					VÝKR. Č. 3
					ČÁST D.2.2