




PŮDORYS 1.NP - STÁVAJÍC Í STAV
M 1:100

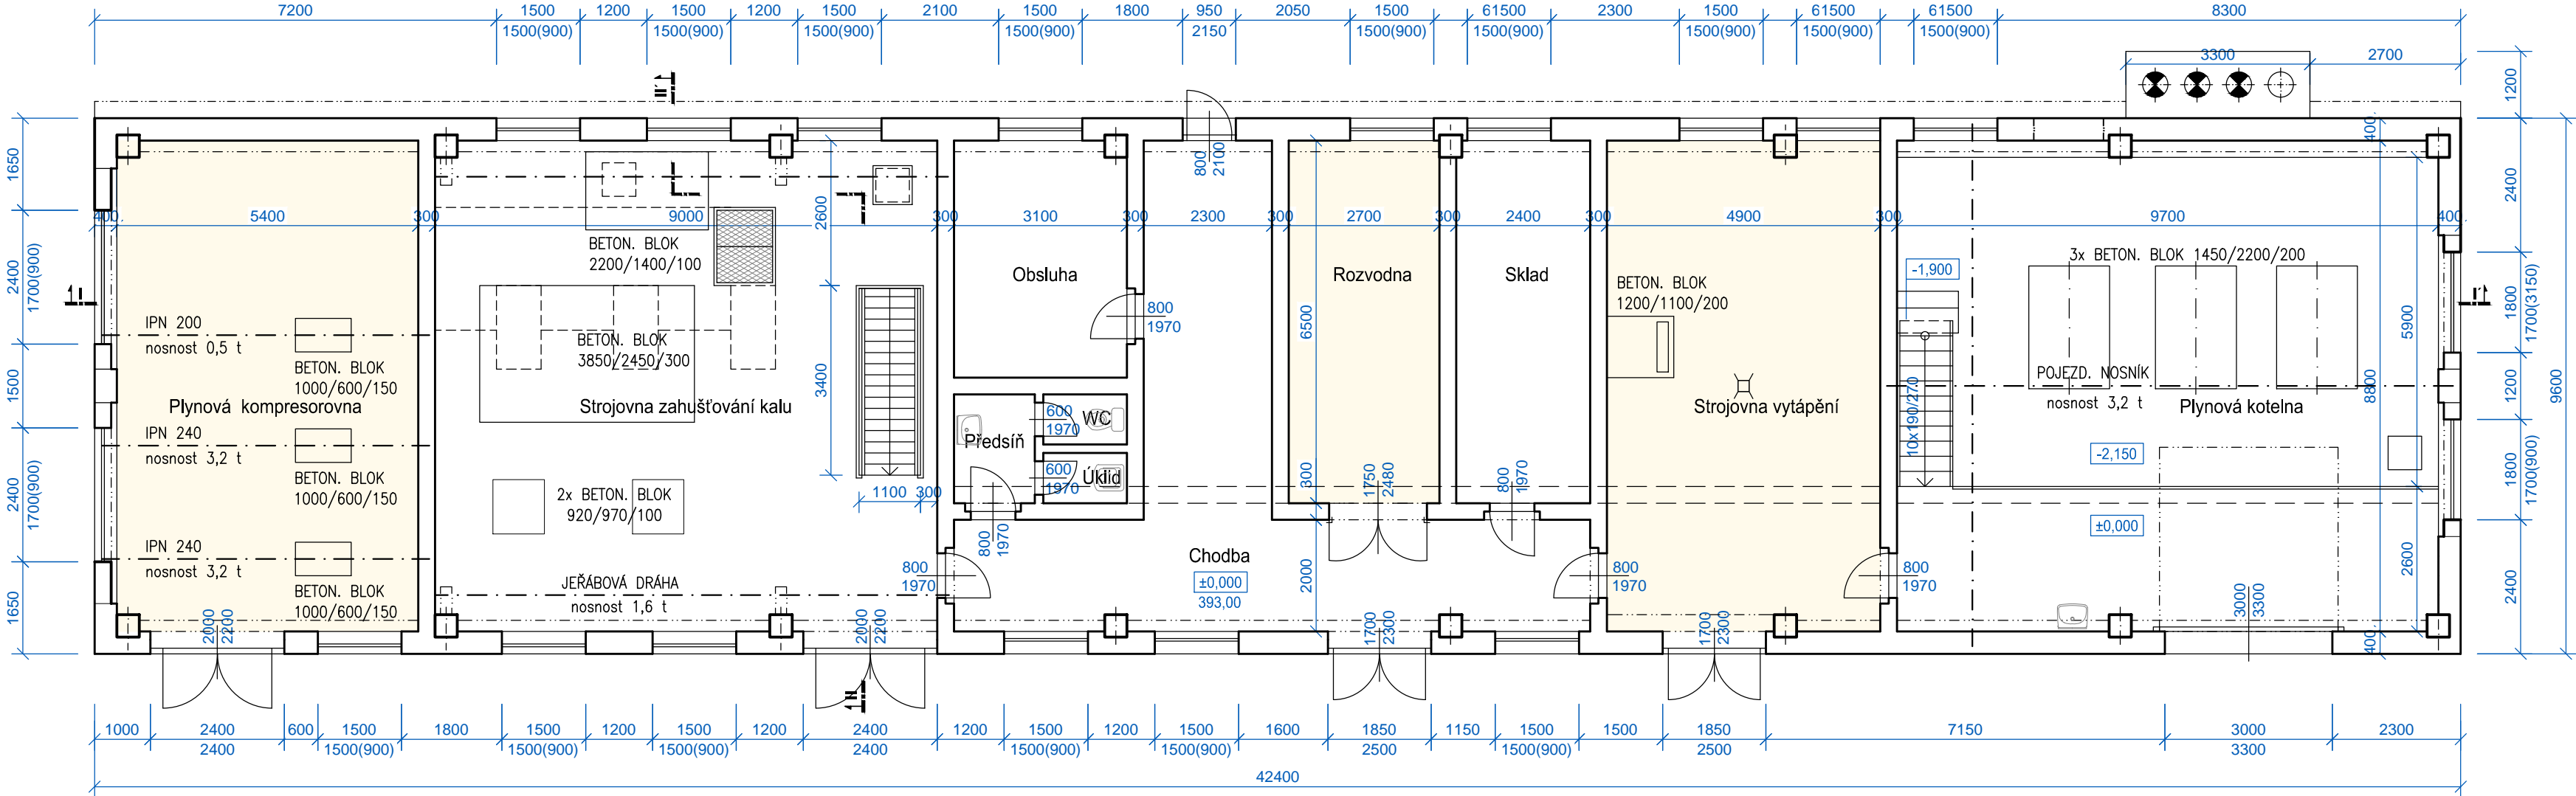





PŮDORYS 1.PP - STÁVAJÍC Í STAV
M 1:100

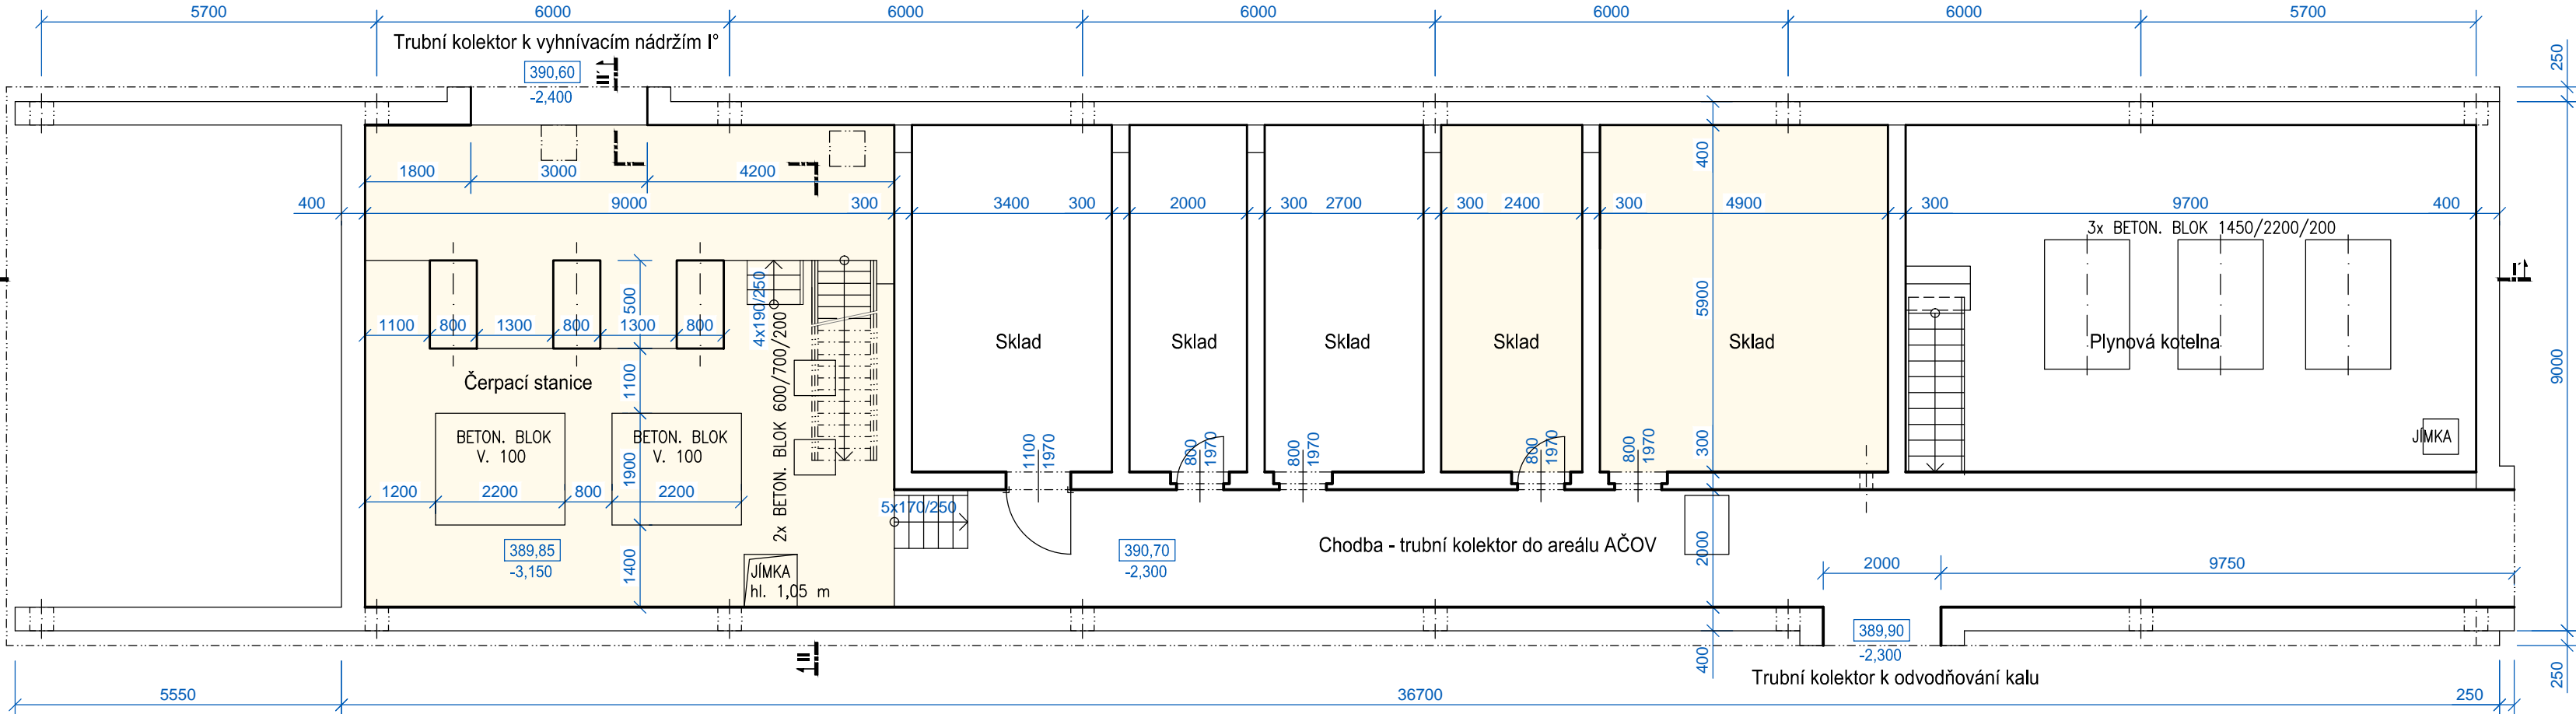

PŮDORYSY 1.PP - NÁVRH ÚPRAV
M 1:50

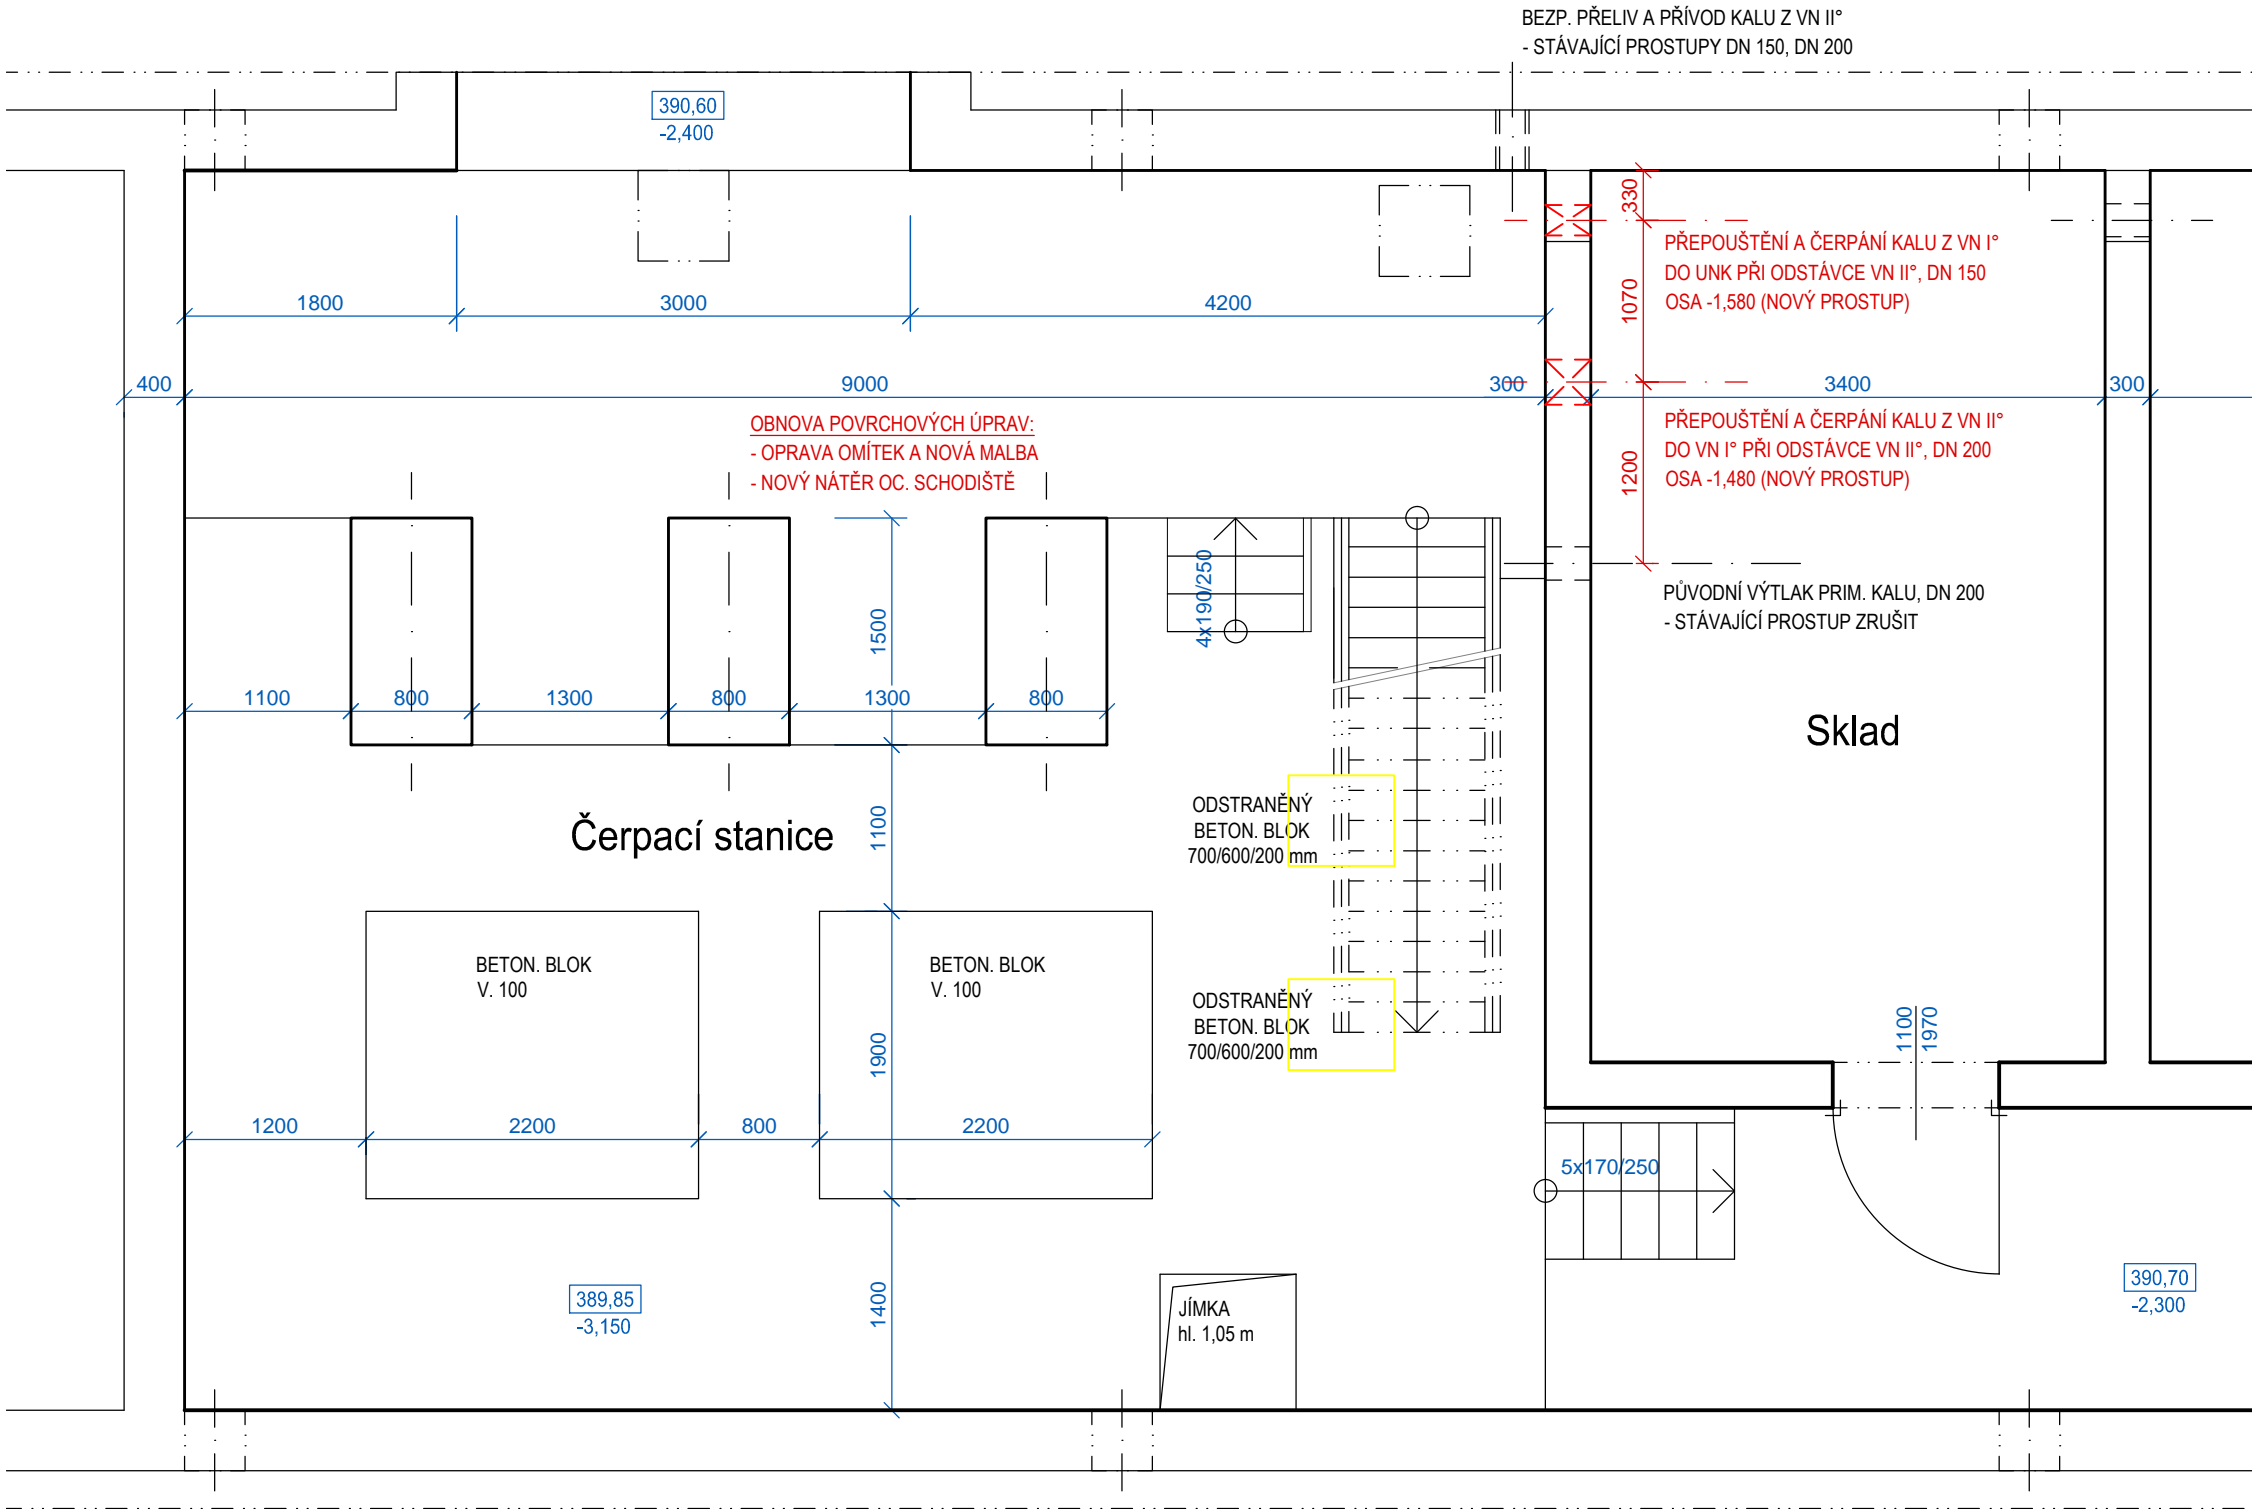

PŮDORYSY 1.NP - NÁVRH ÚPRAV
M 1:50

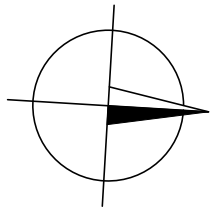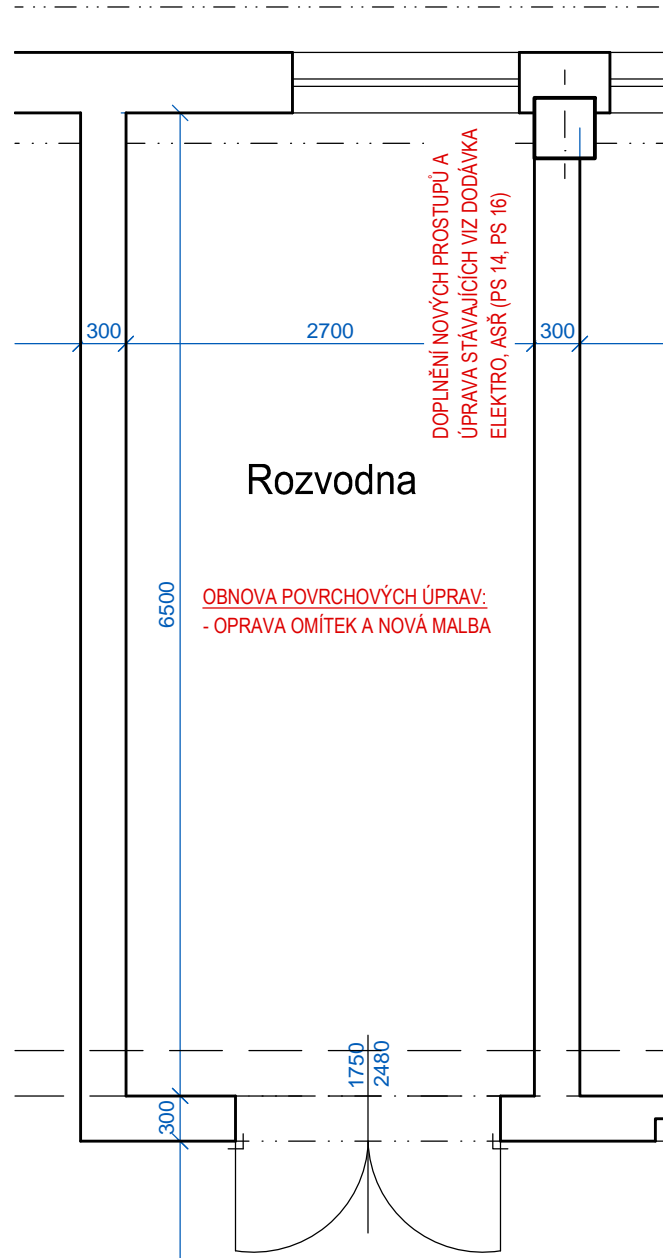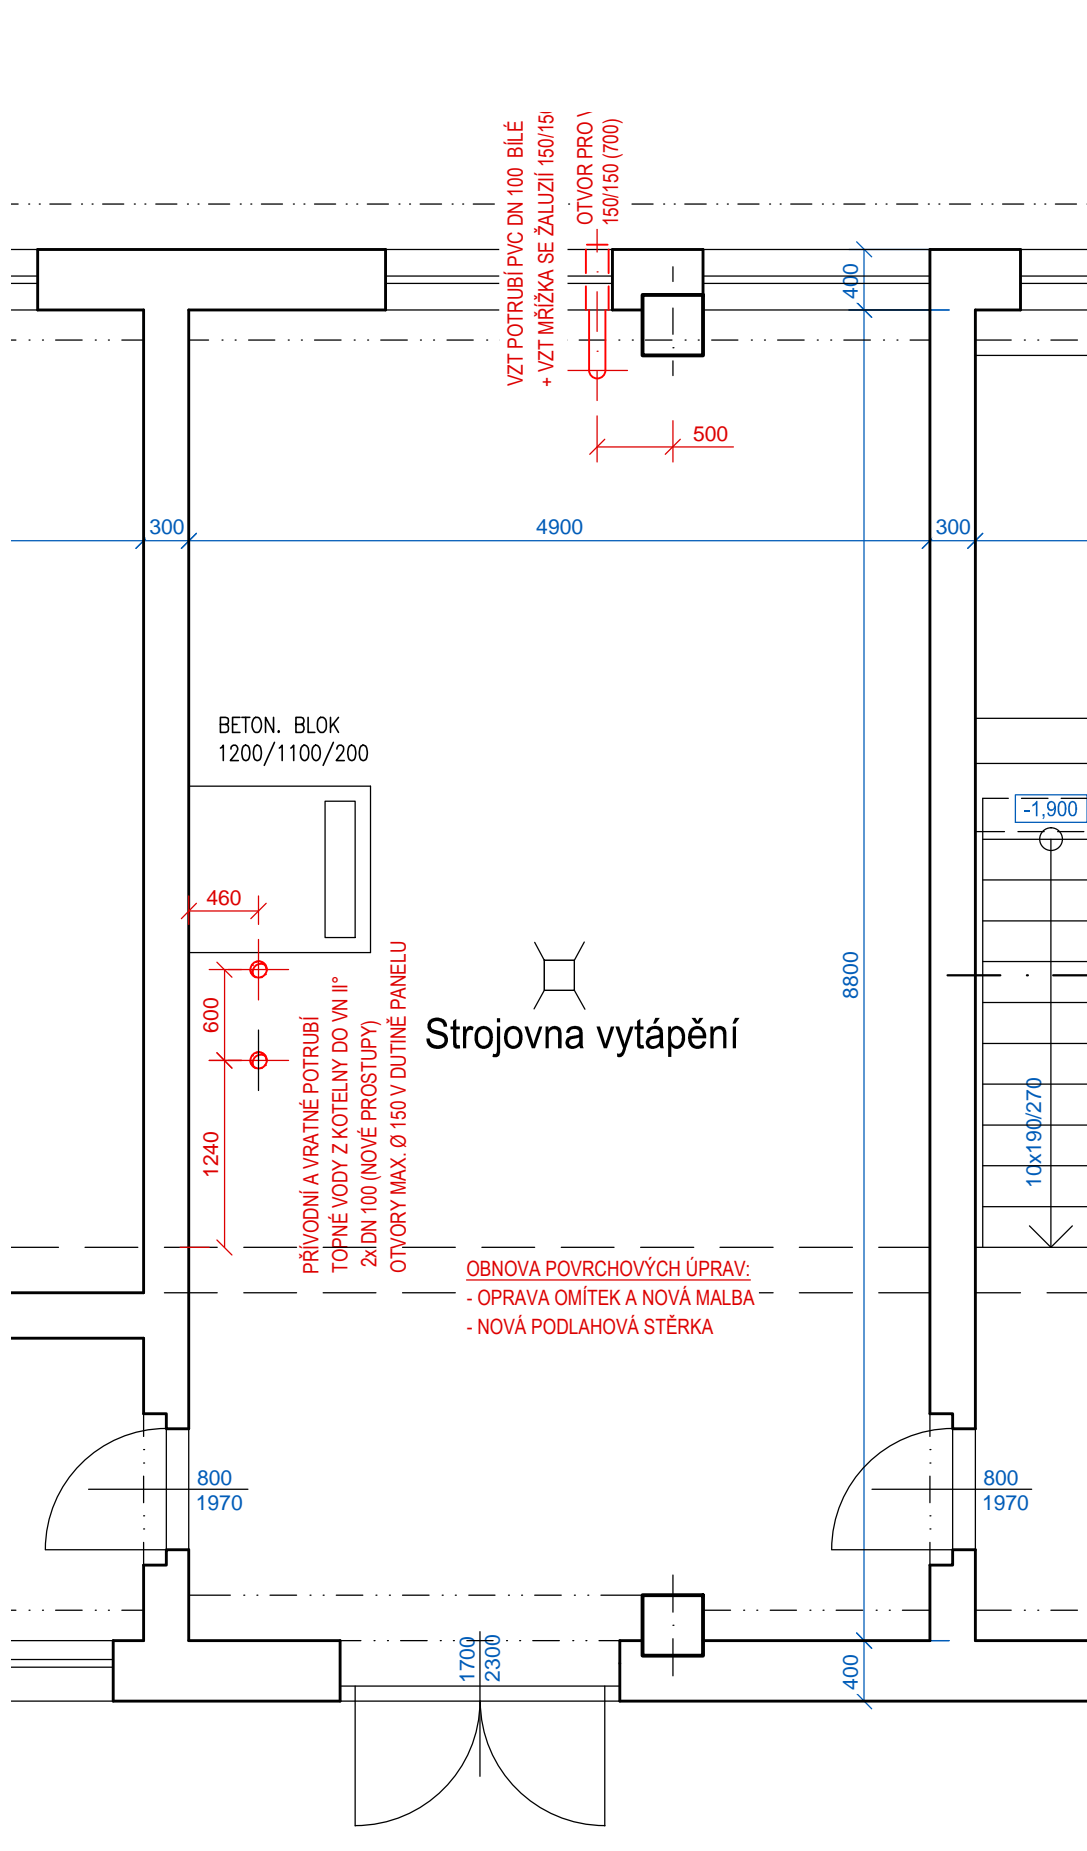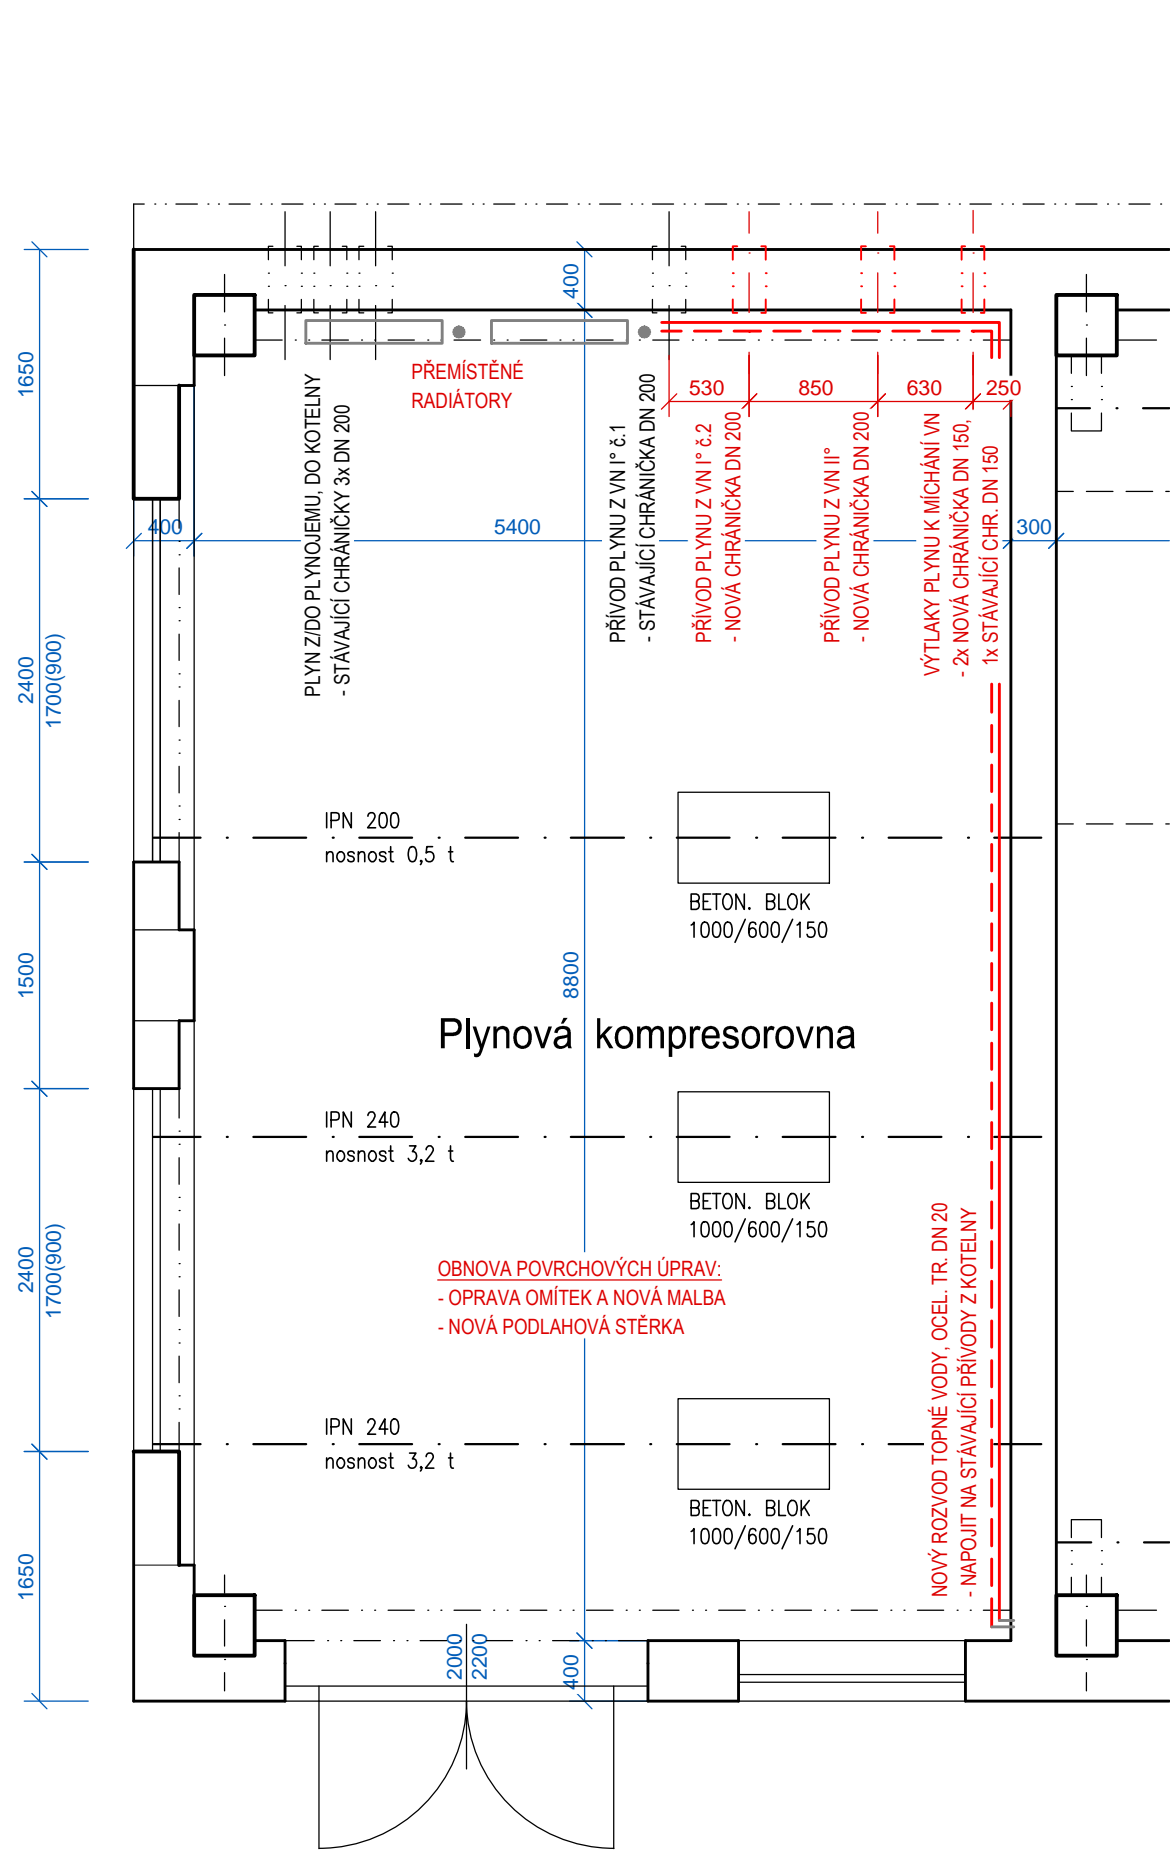

LEGENDA KONSTRUKCÍ

- KONSTRUKCE STÁVAJÍCÍ
- KONSTRUKCE A PRVKY NOVE
- KONSTRUKCE A PRVKY BOURANE
- UPRAVOVANE DISPOZICNI CELKY

POZNÁMKY

- SPECIFIKACE NOVÝCH ZÁMEČNICKÝCH VÝROBKŮ, KLEMPÍŘSKÝCH PRVKŮ A OTVOROVÝCH VÝPLNÍ, OZNAČENÝCH NA VÝKRESU, JE PŘEDMĚTEM SAMOSTATNÉ PŘÍLOHY PROJEKTOVÉ DOKUMENTACE. VIZ VÝPIS VÝROBKŮ SO 07, SO 08
- MÍSTA VRTÁNÍ A POTŘEBNÉ ROZMĚRY PROSTUPŮ A KOTVENÍCH OTVORŮ BUDOU NA STAVBĚ OZNAČENY DODAVATELEM TECHNOLOGIE DLE SKUTEČNÉ MONTÁŽNÍ ZAŘÍZENÍ, NOSNÉ PRVKY STÁVAJÍCÍCH KONSTRUKCÍ NESMÍ BYT DOTČENY!
- PŘED ZAHÁJENÍM REALIZACE STAVEBNÍCH ÚPRAV A TECHNOLOGICKÝCH MONTÁŽÍ JE NUTNÉ OVĚŘIT SKUTEČNÉ ROZMĚRY STÁVAJÍCÍCH OBJEKTŮ A ZAŘÍZENÍ!

SO 07 KALOVÉ HOSPODÁŘSTVÍ, ODVODŇOVÁNÍ KALU
SO 08 PLYNOVÉ HOSPODÁŘSTVÍ

±0 = 393,300 m n. m.
Výškový systém: Balt p. v.

HLAVNÍ INŽENÝR ING. UNGER	ZODPOVĚD. PROJEKTANT ING. UNGER	VYPRACOVAL ING. UNGER	KRESLIL ING. UNGER	KONTROLOVAL ING. HRUBÝ
INVESTOR VODÁRENSKÁ SPOLEČNOST TÁBORSKO s.r.o.				ZAK. Č. 1361-86
KRAJ JIHOČESKÝ				ARCH. Č. 1361
AKCE				FORMÁT 8x44
				DATUM 11/2017
				STUPEŇ DPS
				MĚŘÍTKO 1:100, 1:50
OBSAH				VÝKR. Č. 2
SDRUŽENÁ PROVOZNÍ BUDOVA – PŮDORYSY				ČÁST D.1.1