




POHLED SHORA

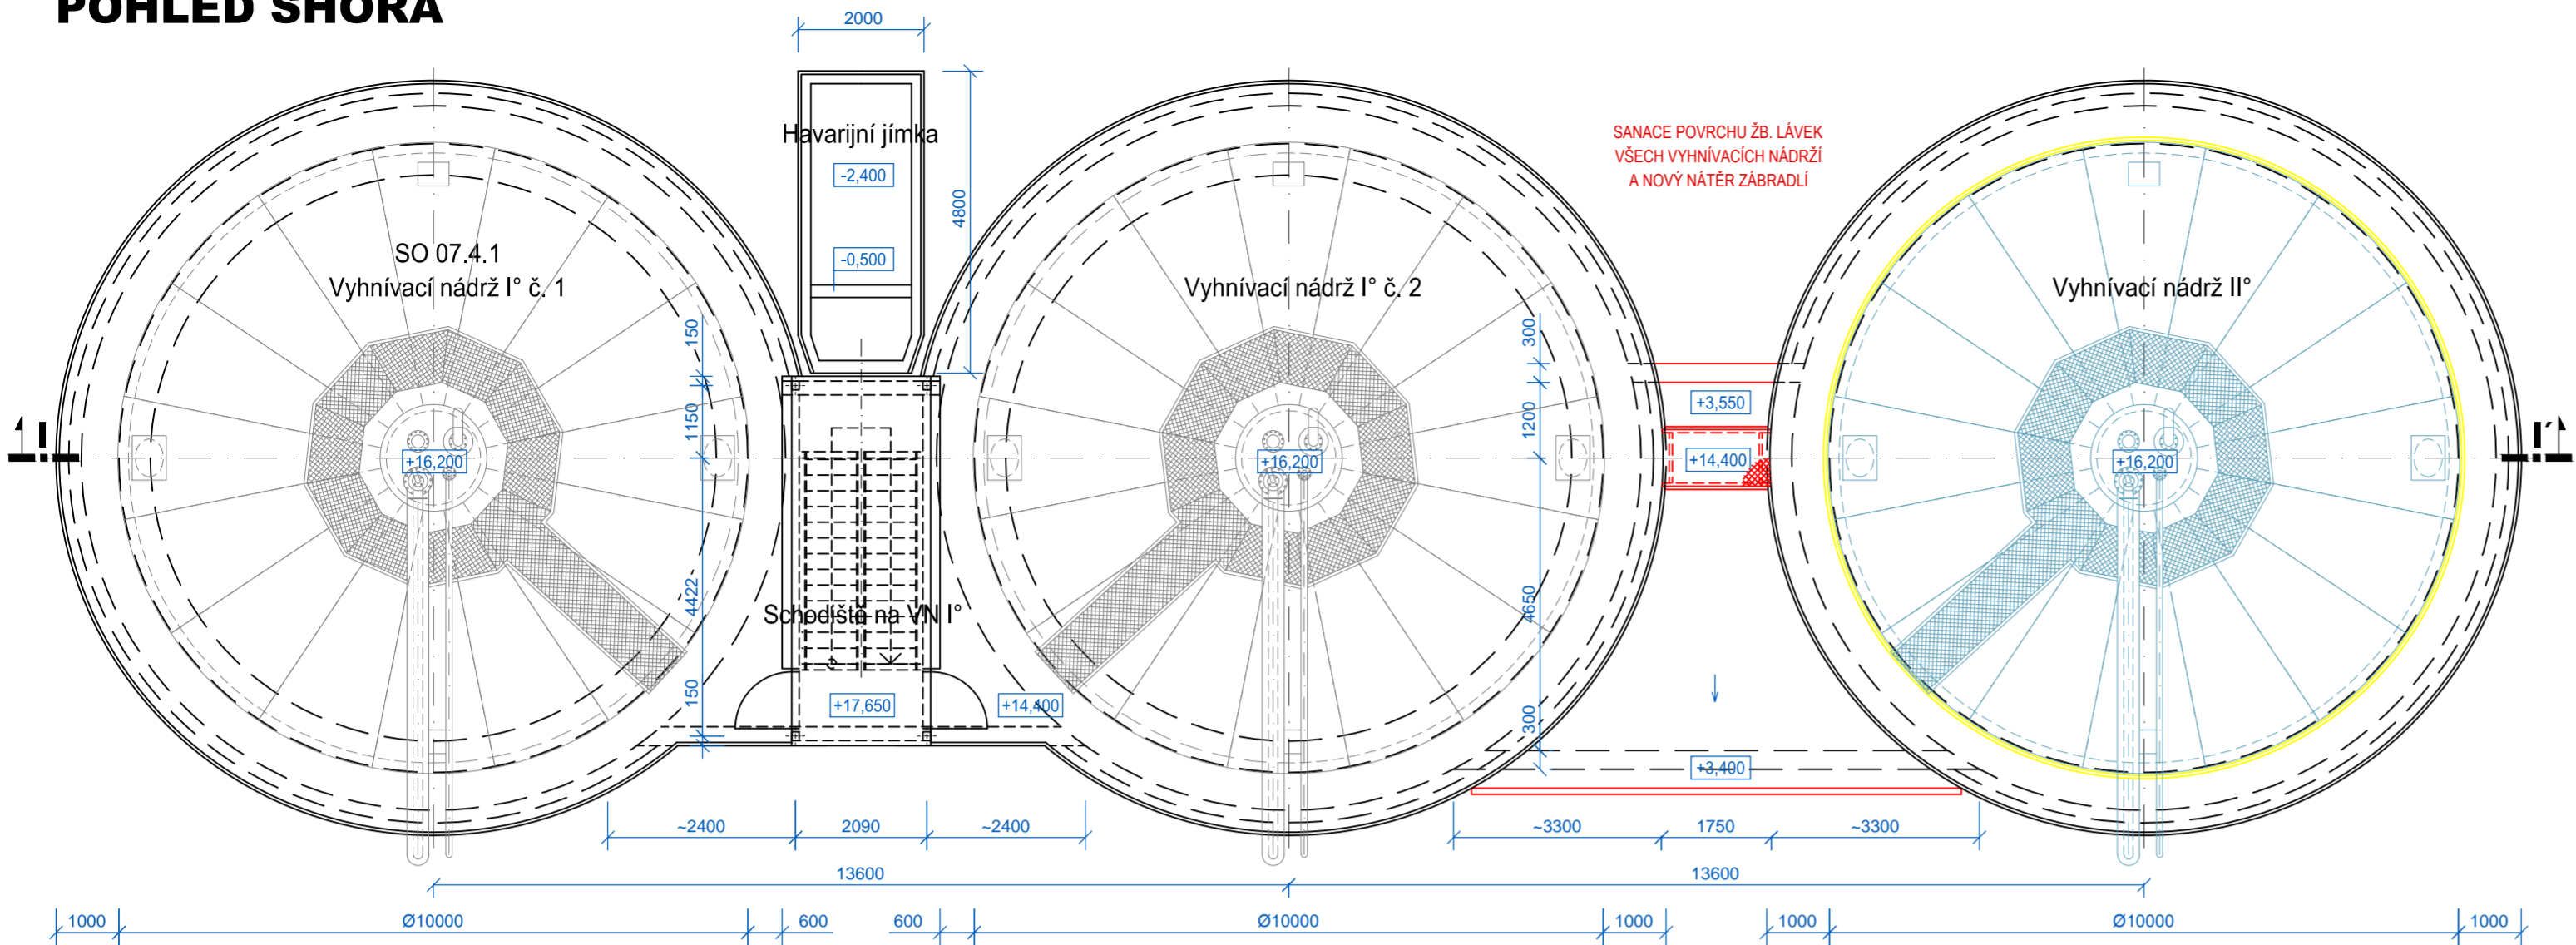


PŮDORYS

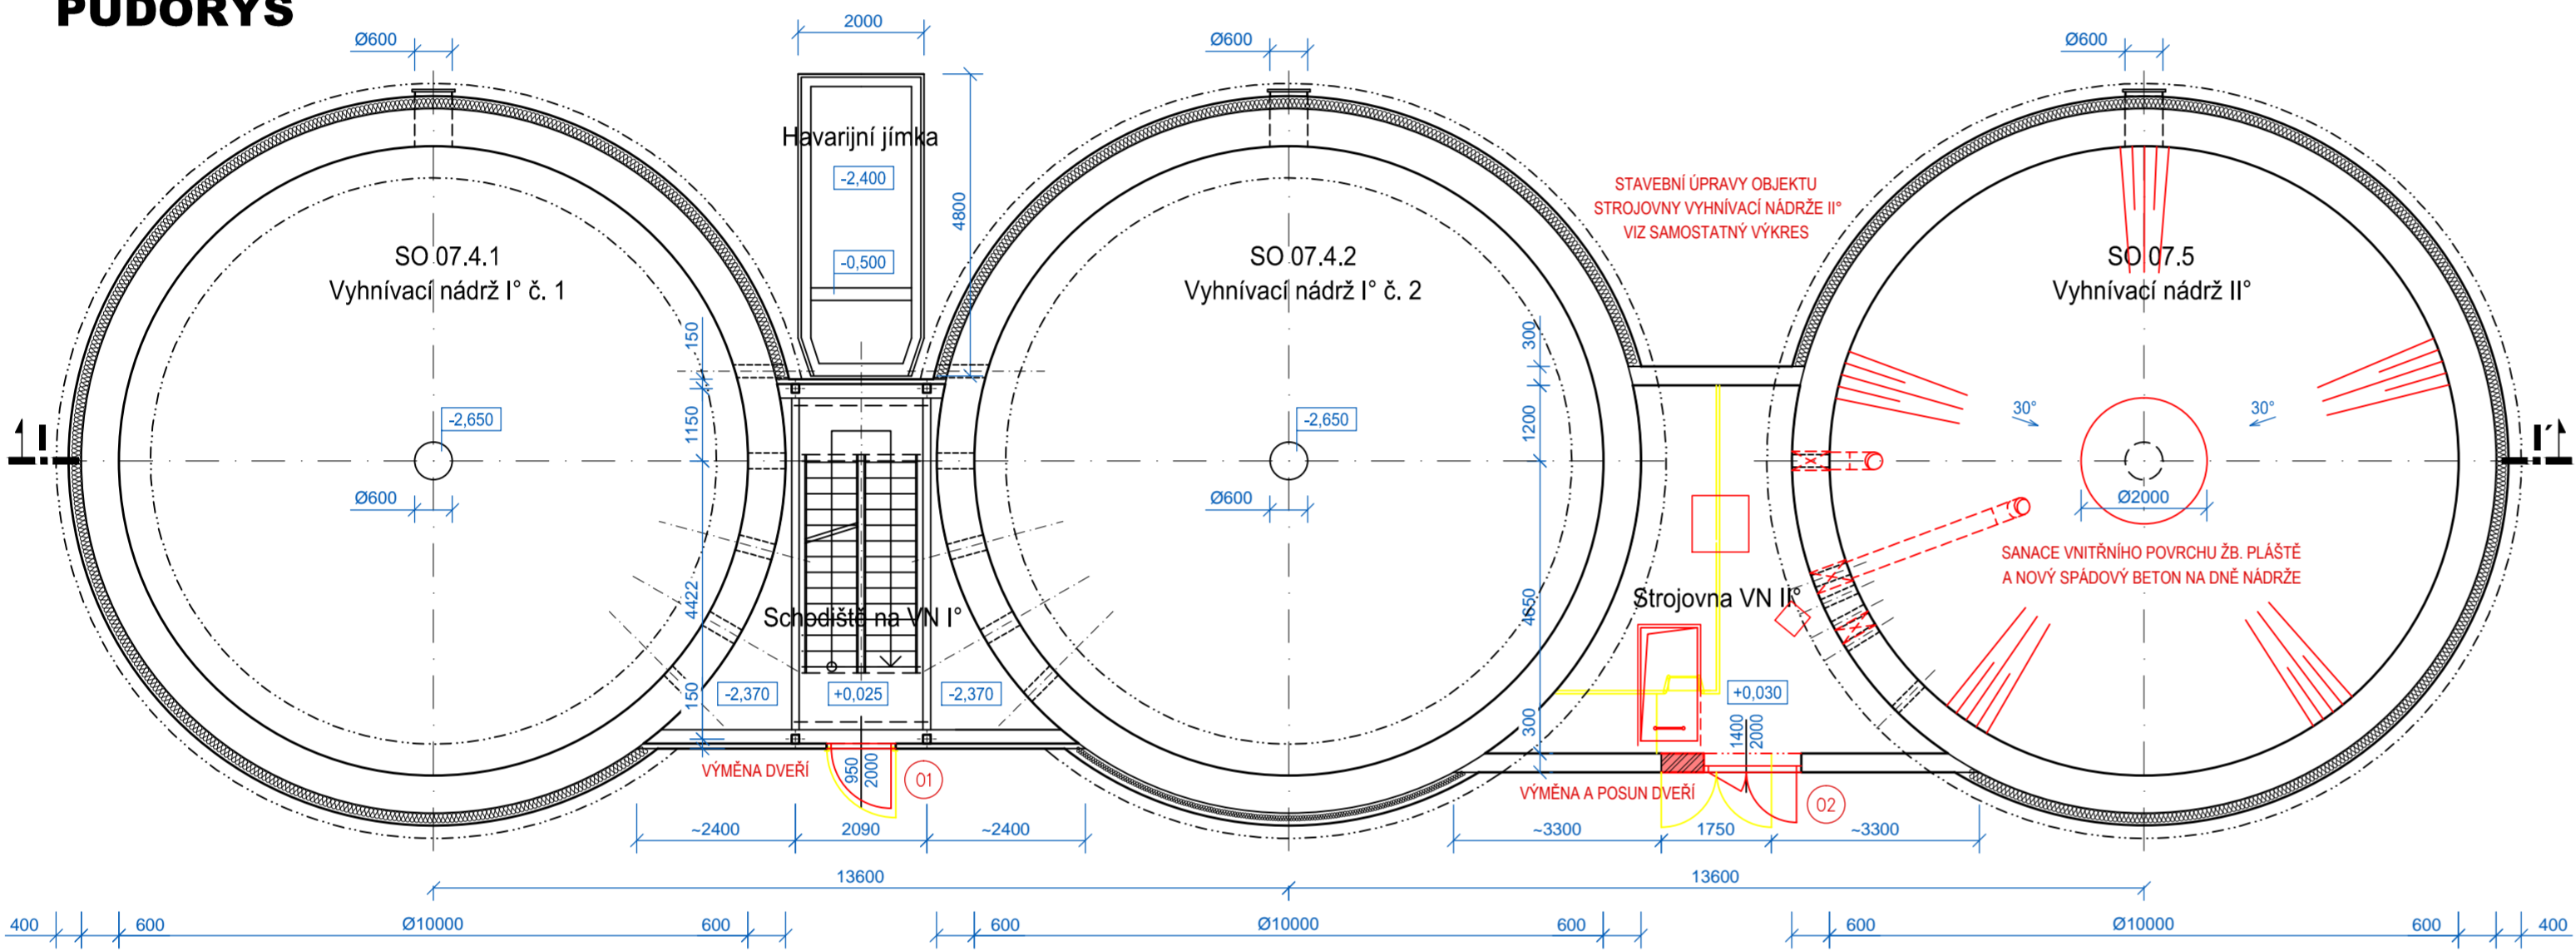


ŘEZ I - I'

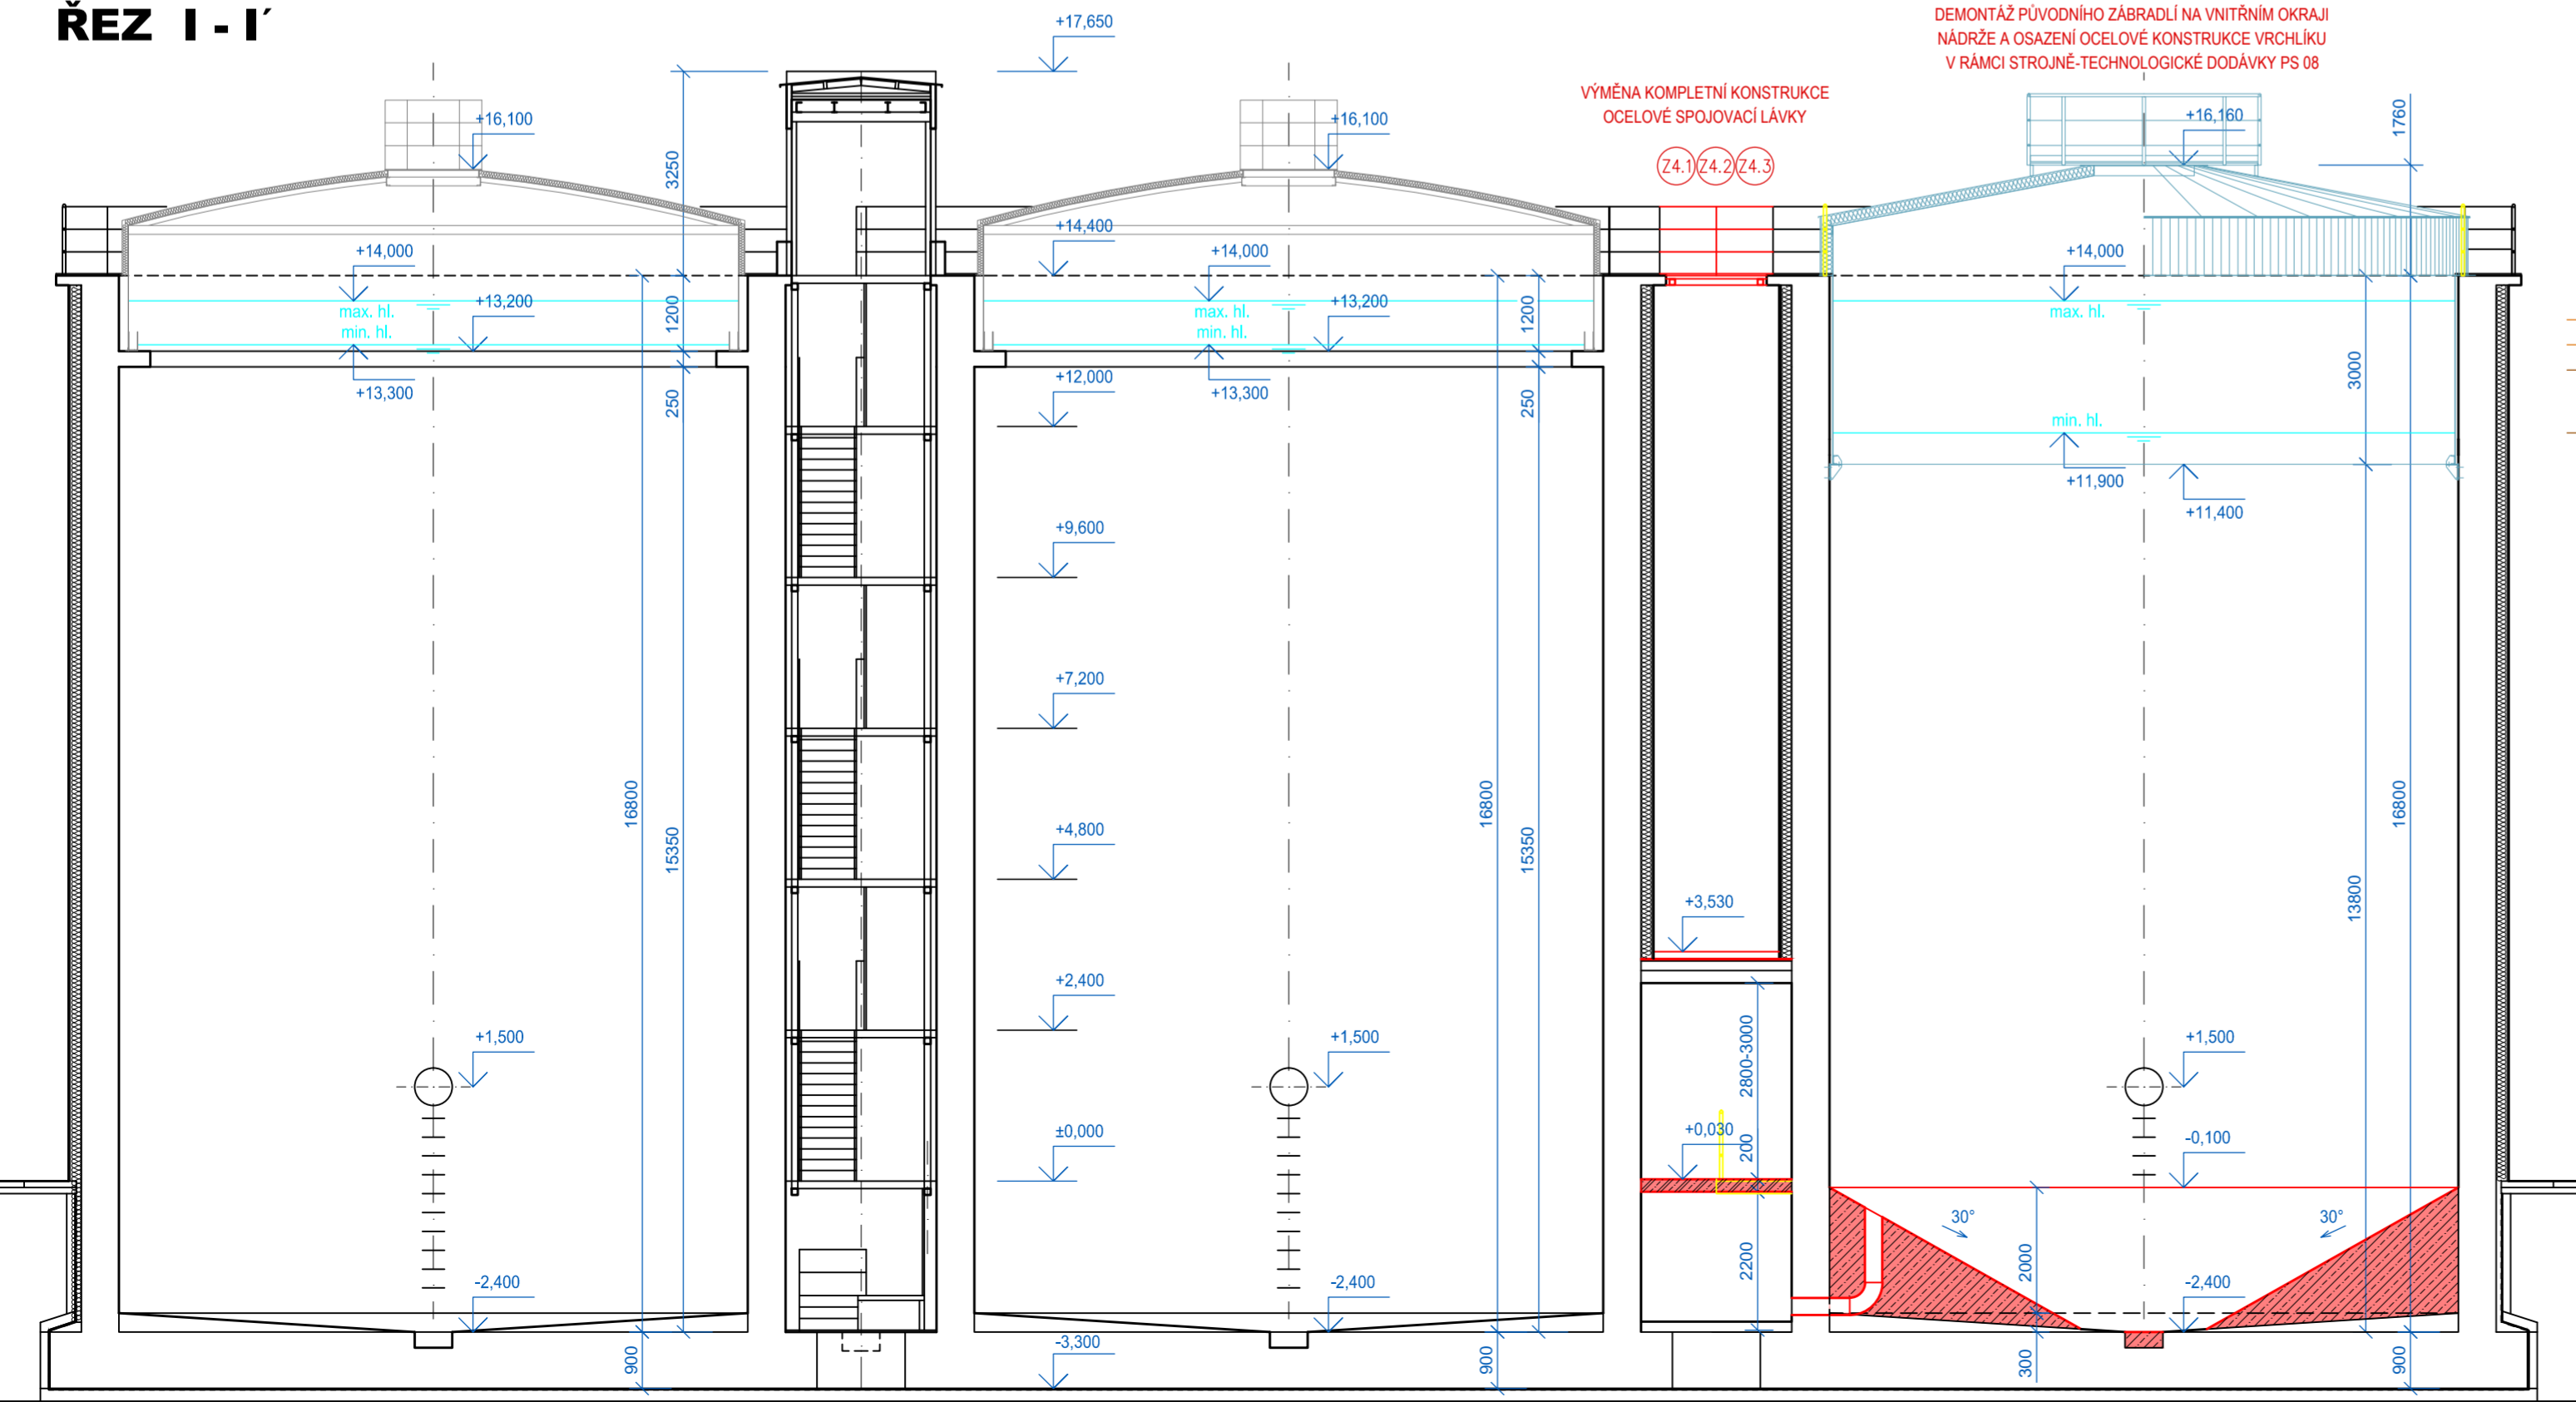


ŘEZ VRCHLÍKEM  
M 1:50

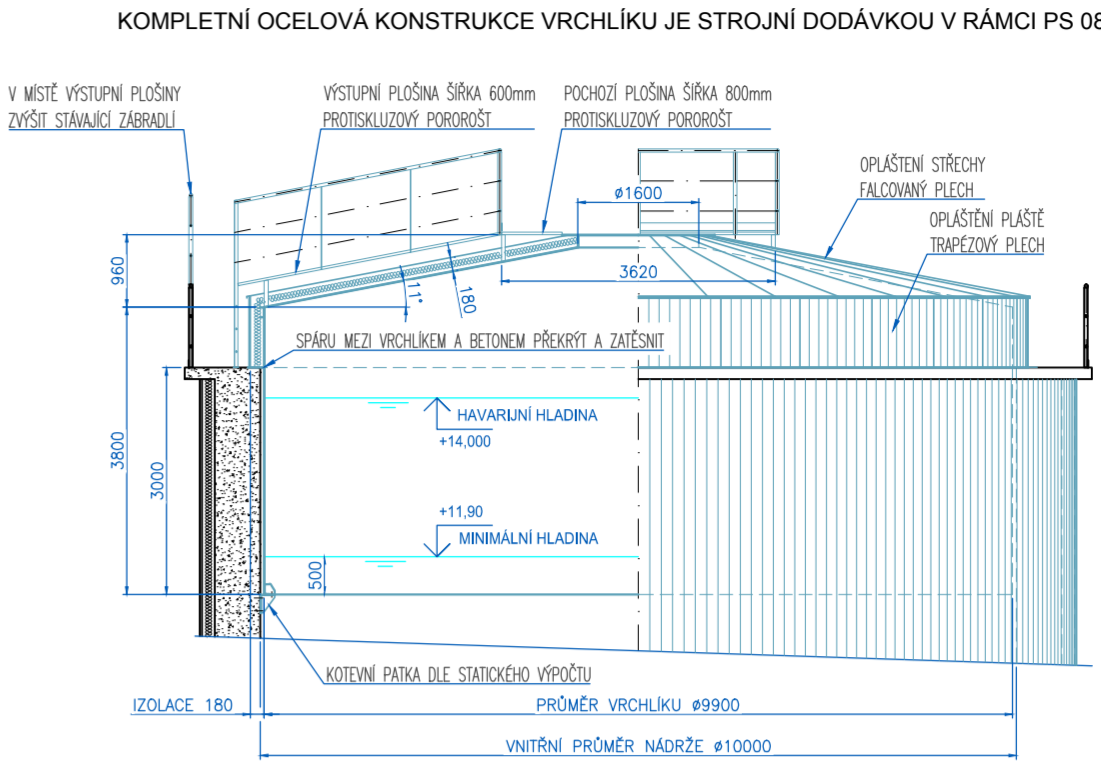


PŮDORYS VÍKA VRCHLÍKU  
M 1:50

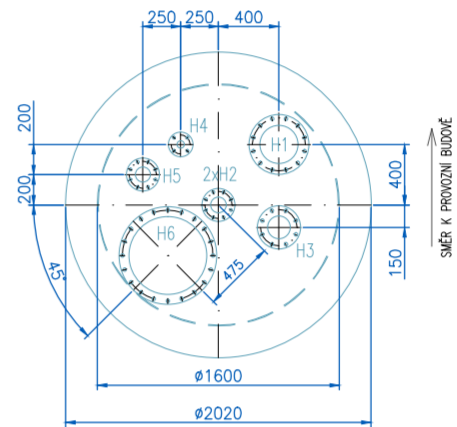


PŮDORYS SPOJOVACÍ LÁVKY  
M 1:50

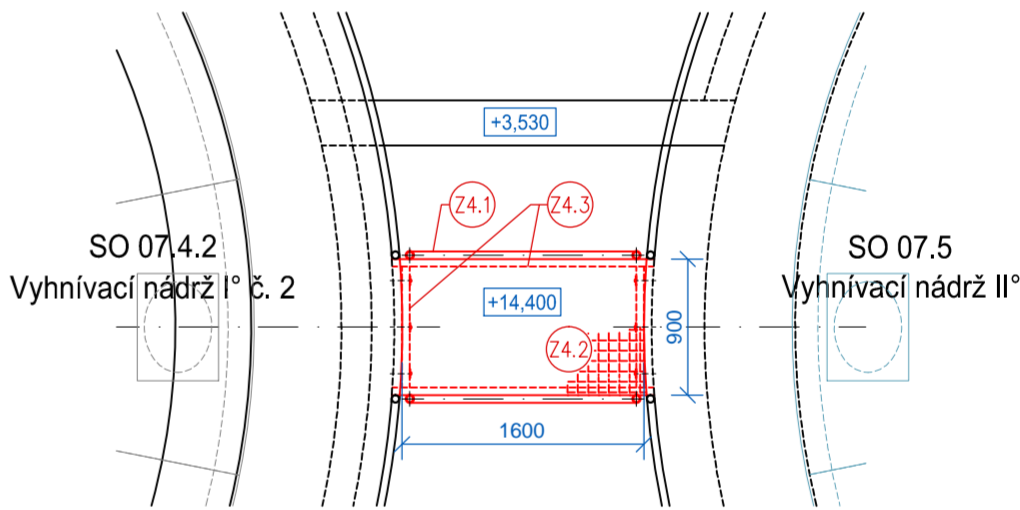

PROVOZNÍ HLADINY:

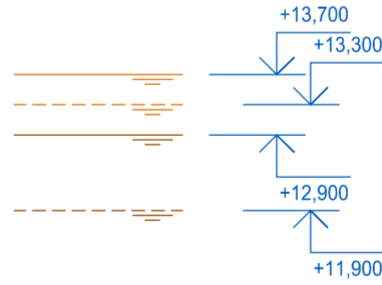

LEGENDA KONSTRUKCÍ

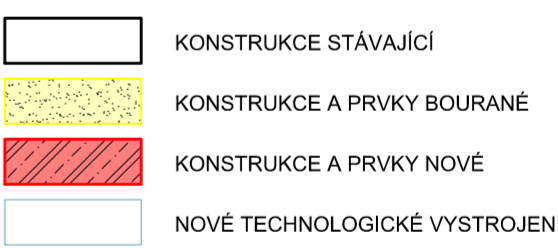

POZNÁMKY

- SPECIFIKACE NOVÝCH ZÁMEČNICKÝCH VÝROBKŮ, KLEMPÍŘSKÝCH PRVKŮ A OTVOROVÝCH VÝPLNÍ, OZNAČENÝCH NA VÝKRESU, JE PŘEDMĚTEM SAMOSTATNÉ PŘÍLOHY PROJEKTOVÉ DOKUMENTACE, VIZ VÝPIS VÝROBKŮ SO 07, SO 08
- MISTA VRTÁNÍ A POTŘEBNÉ ROZMĚRY PROSTUPŮ A KOTEVNÍCH OTVORŮ BUDOU NA STAVBĚ OZNAČENY DODAVATELEM TECHNOLOGIE DLE SKUTEČNÉ MONTOVANÝCH ZAŘÍZENÍ, NOSNÉ PRVKY STÁVAJÍCÍCH KONSTRUKCÍ NESMÍ BÝT DOTČENY !
- PŘED ZAHÁJENÍM REALIZACE STAVEBNÍCH ÚPRAV A TECHNOLOGICKÝCH MONTÁŽÍ JE NUTNÉ OVĚŘIT SKUTEČNÉ ROZMĚRY STÁVAJÍCÍCH OBJEKTŮ A ZAŘÍZENÍ !

SO 07 KALOVÉ HOSPODÁŘSTVÍ, ODVODŇOVÁNÍ KALU  
SO 07.4 VYHNÍVACÍ NÁDRŽE I°  
SO 07.5 VYHNÍVACÍ NÁDRŽ II°

±0 = 393,000 m n. m.  
Výškový systém: Balt p. v.

HLAVNÍ INŽENÝR ING. UNGER	ZODPOVĚD. PROJEKTANT ING. UNGER	VYPRACOVAL ING. UNGER	KRESLIL ING. UNGER	KONTROLOVAL ING. HRUBÝ	SENŮVAŽNĚ NÁM. 1 ČESKÉ BUDĚJOVICE 370 01 tel. 385775111
INVESTOR VODÁRENSKÁ SPOLEČNOST TÁBORSKO s.r.o.					ZAK.Č. 1361-86
KRAJ JIHOČESKÝ					ARCH. Č. 1361
AKCE					FORMAT 6x44
AČOV TÁBOR KALOVÁ KONCOVKA II. ETAPA - NÁDRŽE					DATUM 11/2017
					STUPEŇ DPS
					MĚŘÍTKO 1:100, 1:50
OBSAH					VÝKR. Č. 4
VYHNÍVACÍ NÁDRŽE I° A II° - PŮDORYSY, ŘEZY					ČÁST D.1.1