



PŮDORYS NP

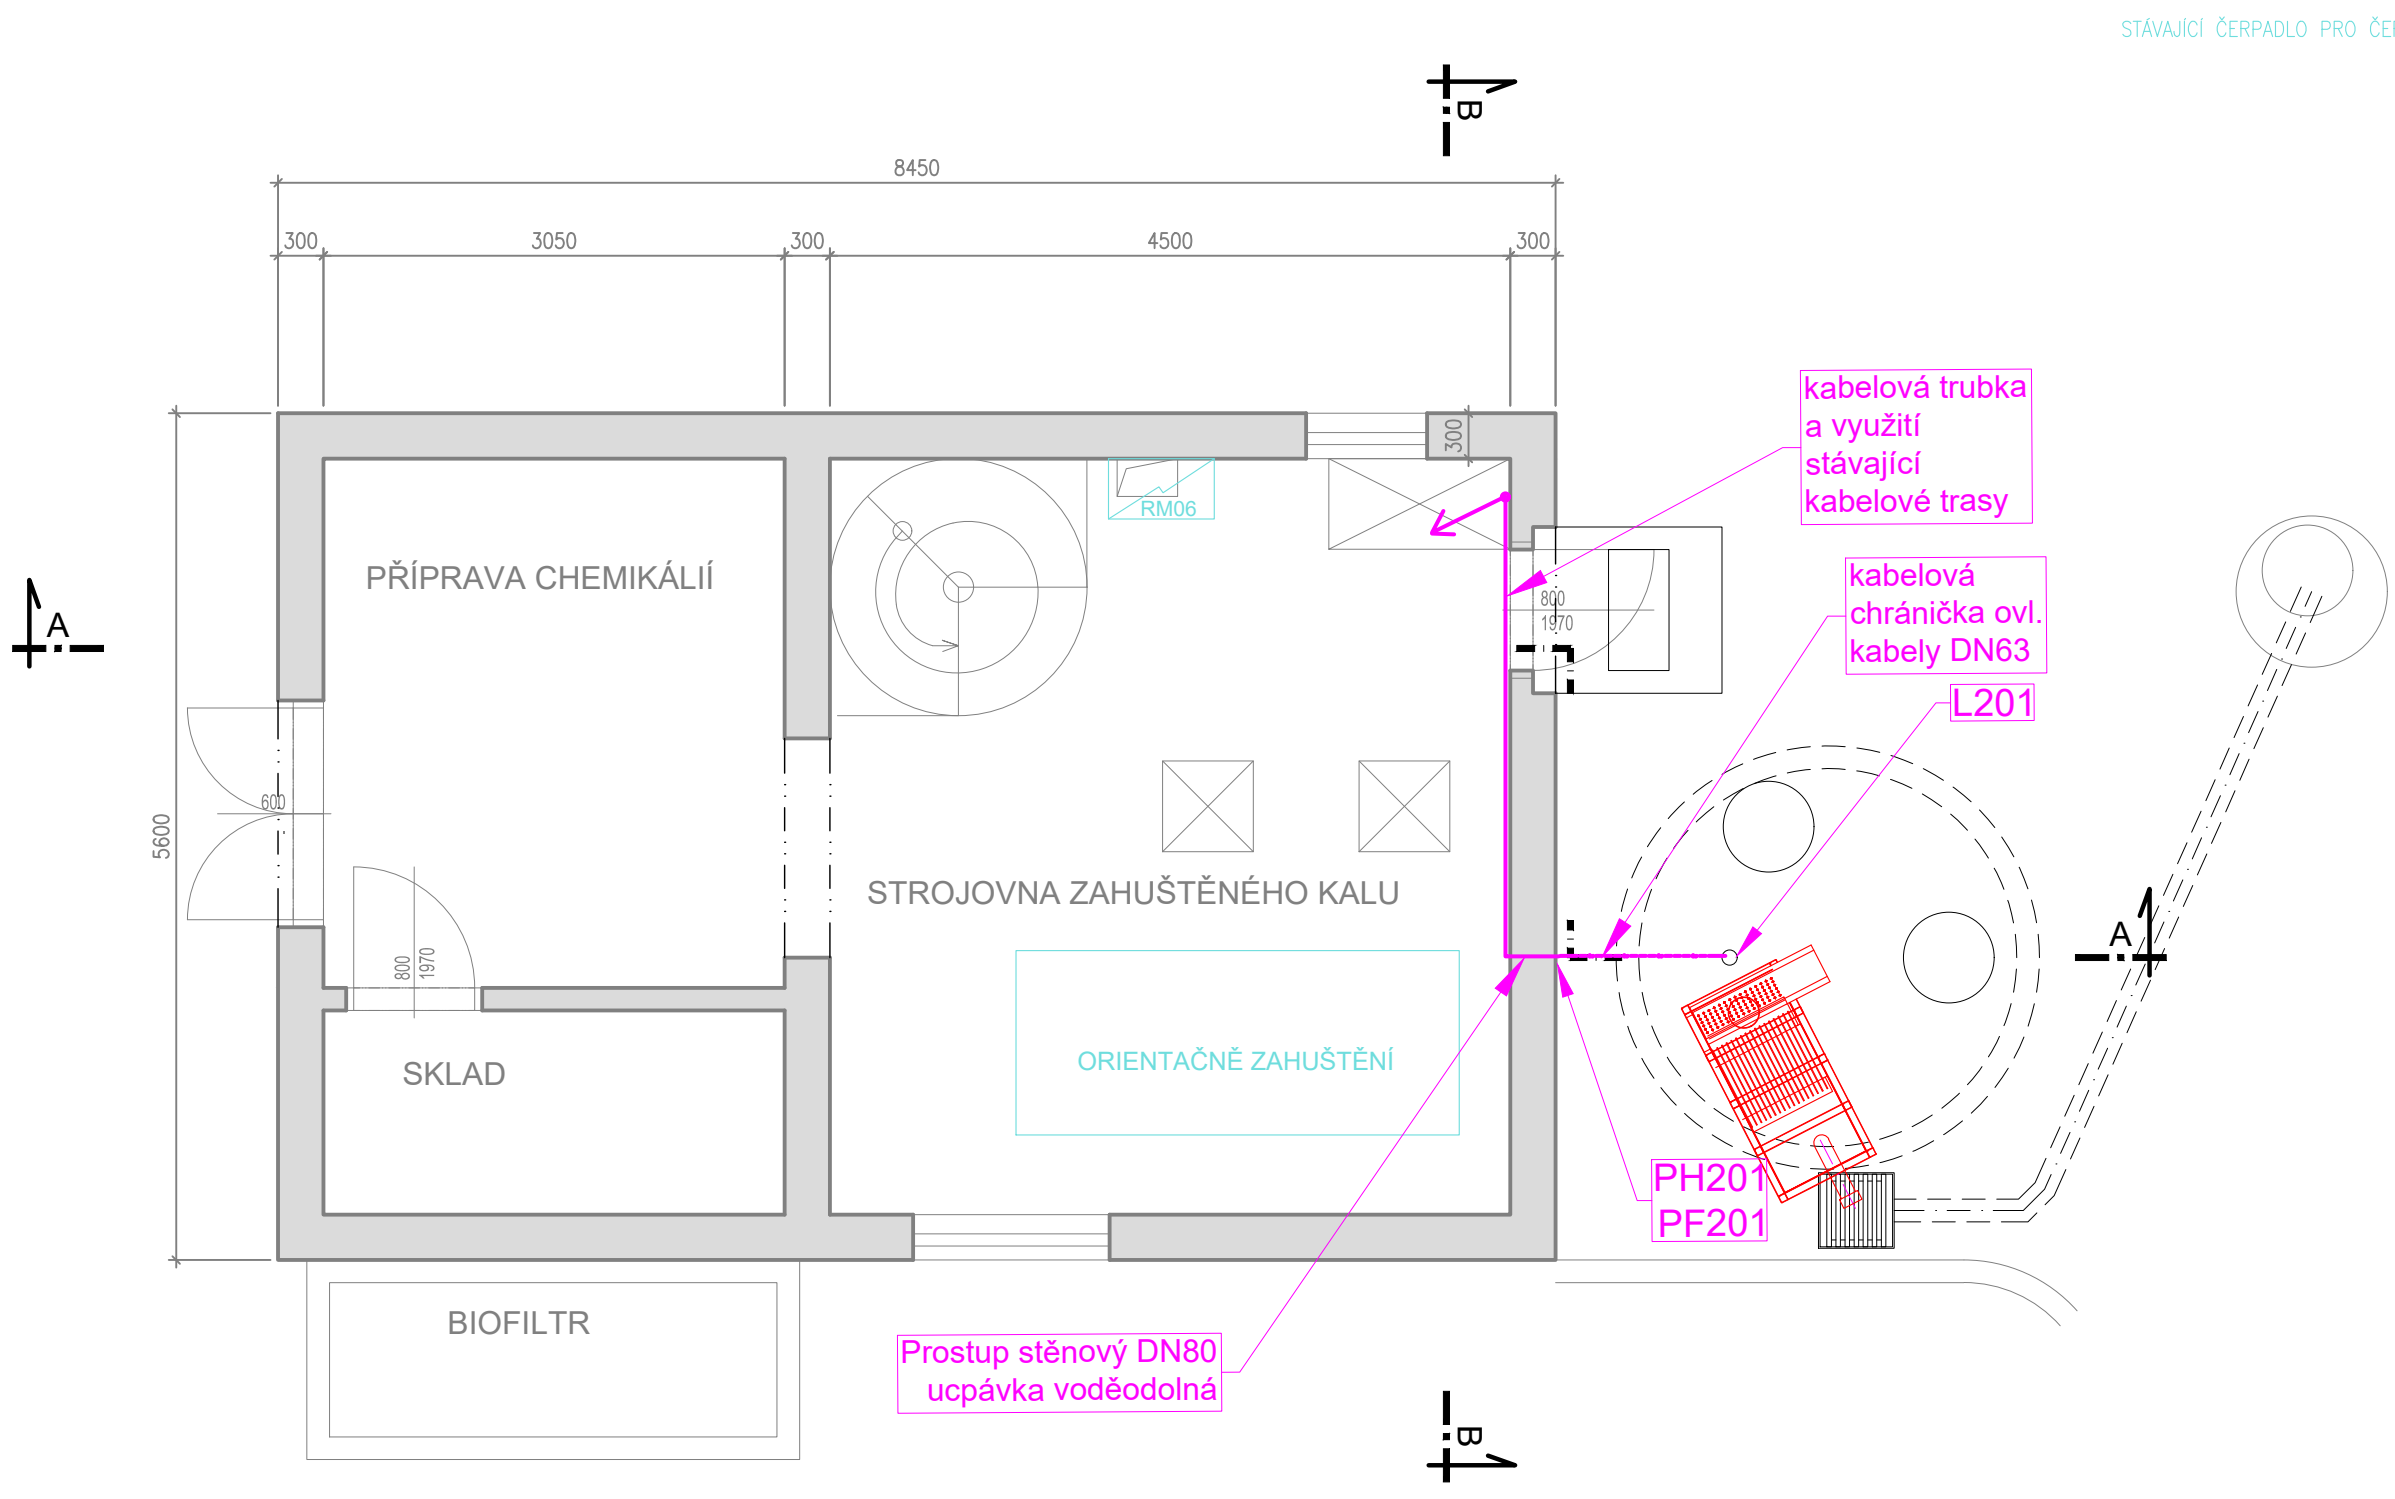


PŮDORYS PP

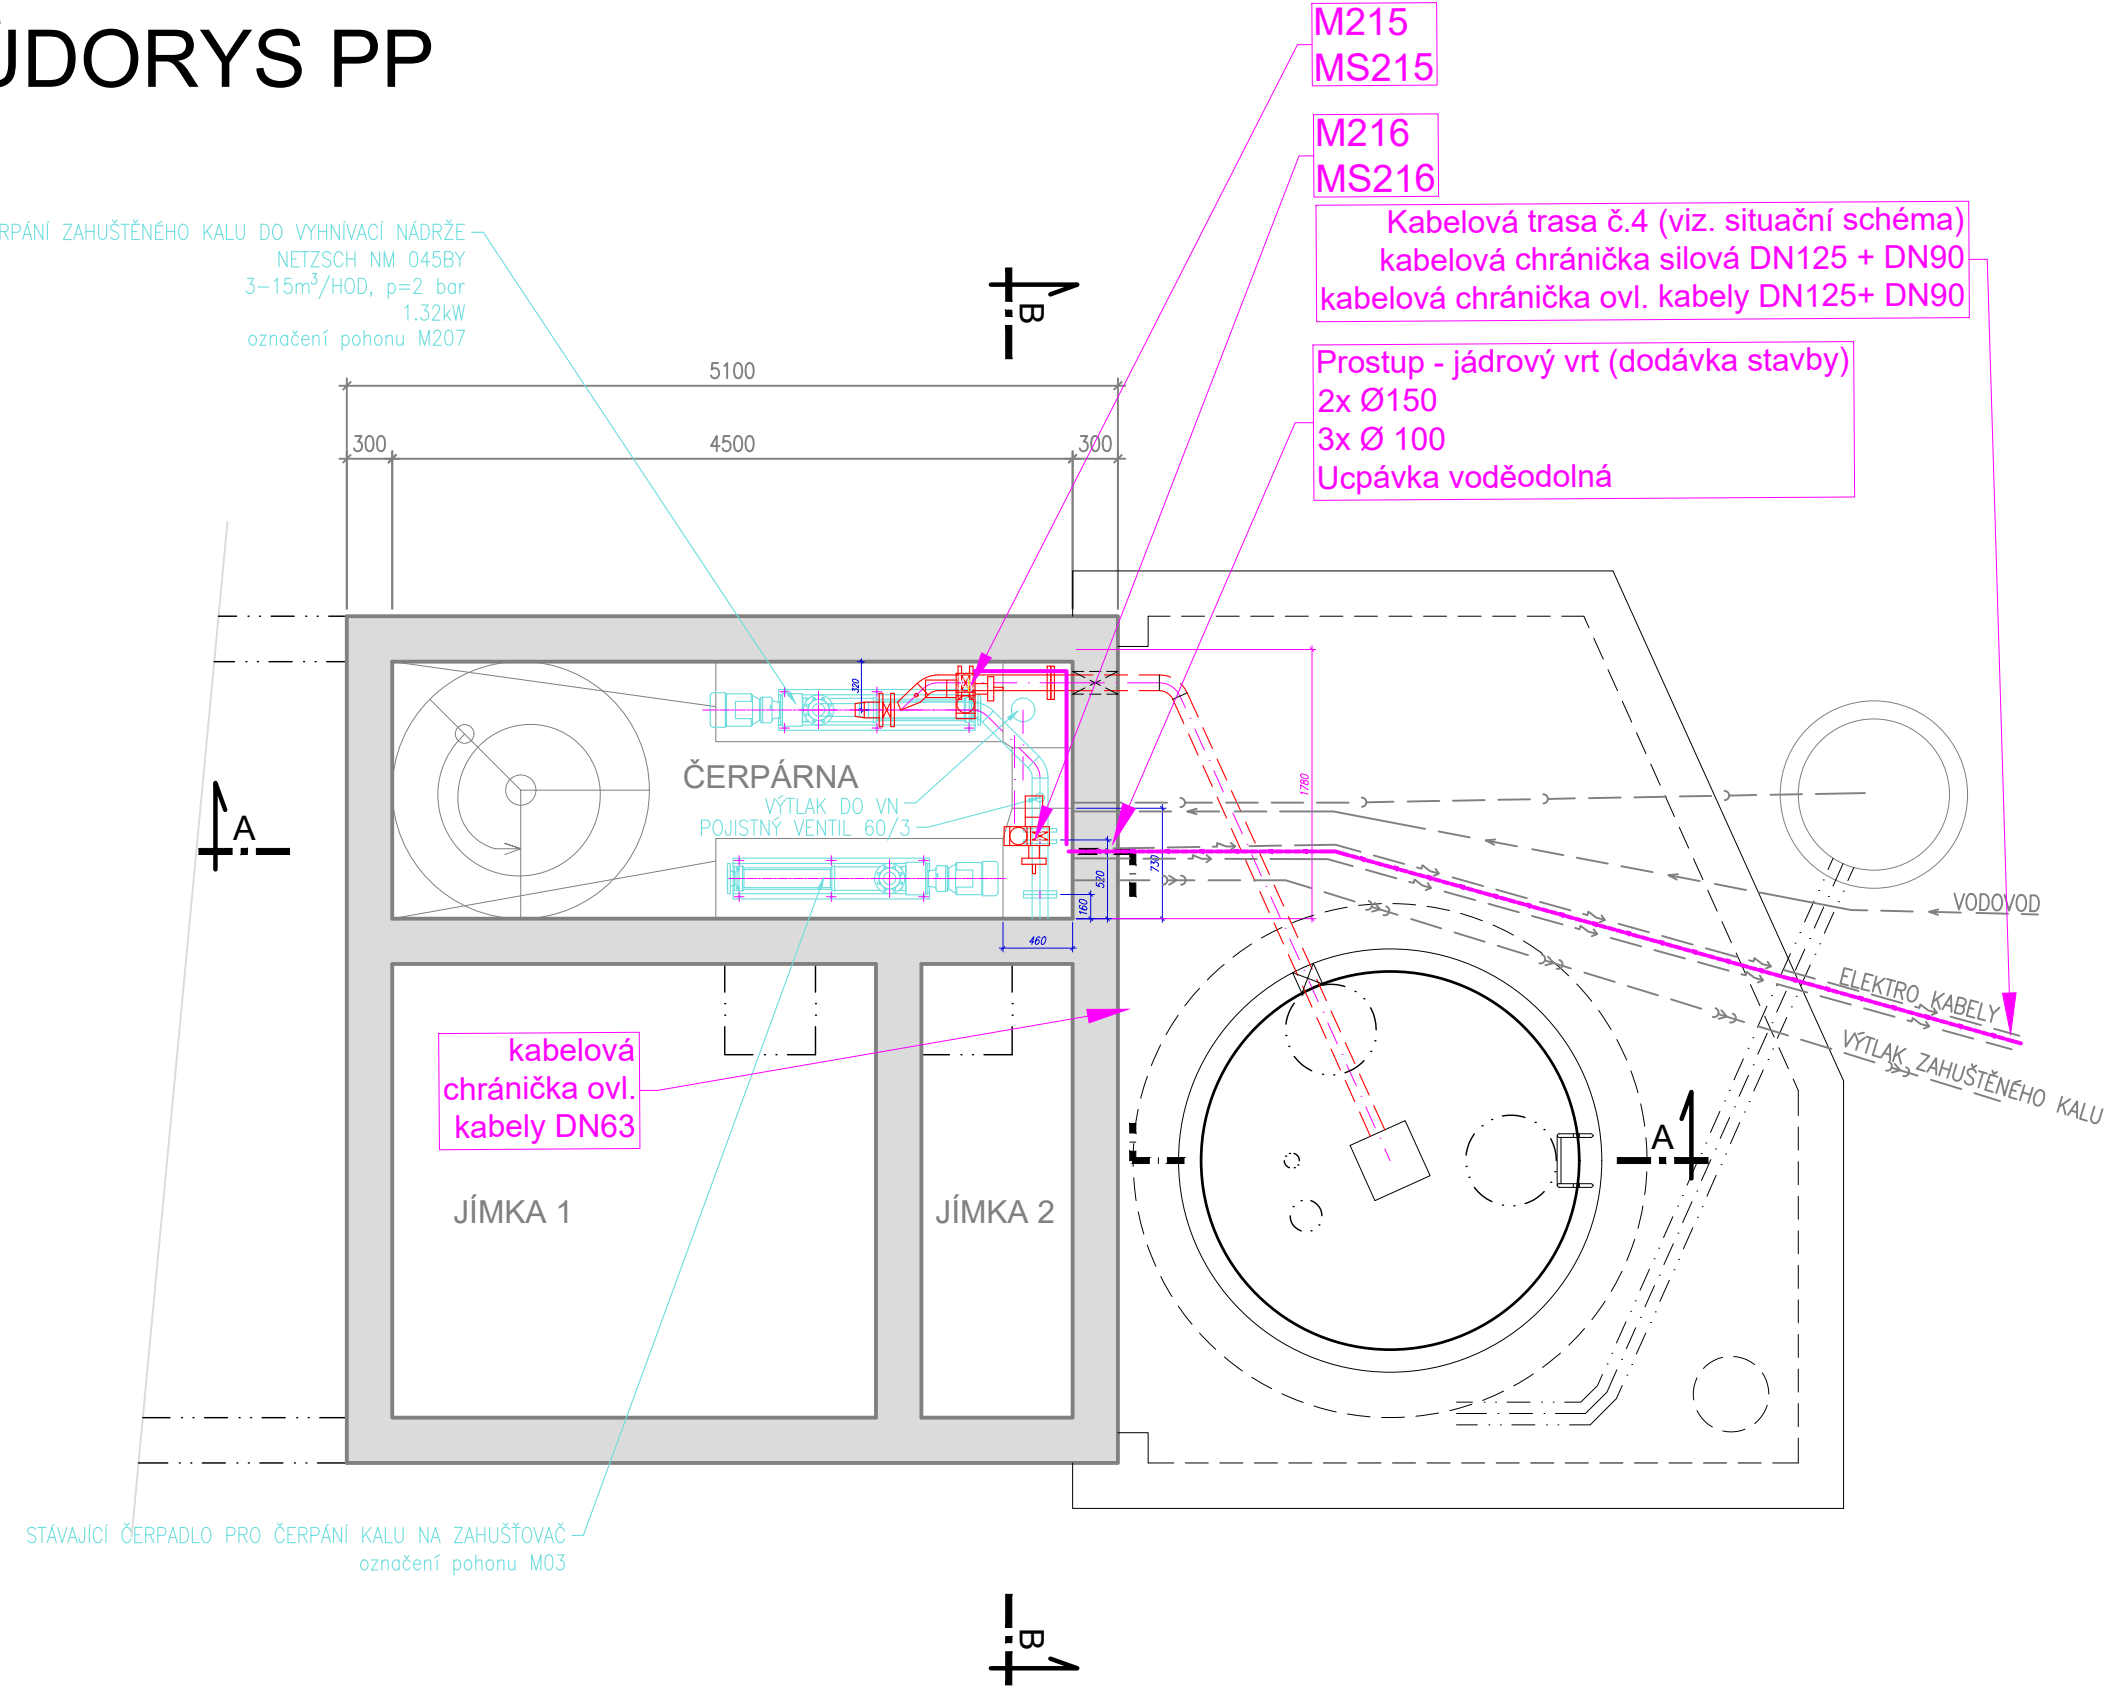


LEGENDA ELEKTRO A ASŘ:

- Hlavní kabelové trasy elektro a ASŘ vedené po povrchu
- Hlavní kabelové trasy elektro a ASŘ vedené v zemi
- M501 Periferie ASŘ a elektro

ŘEZ AA

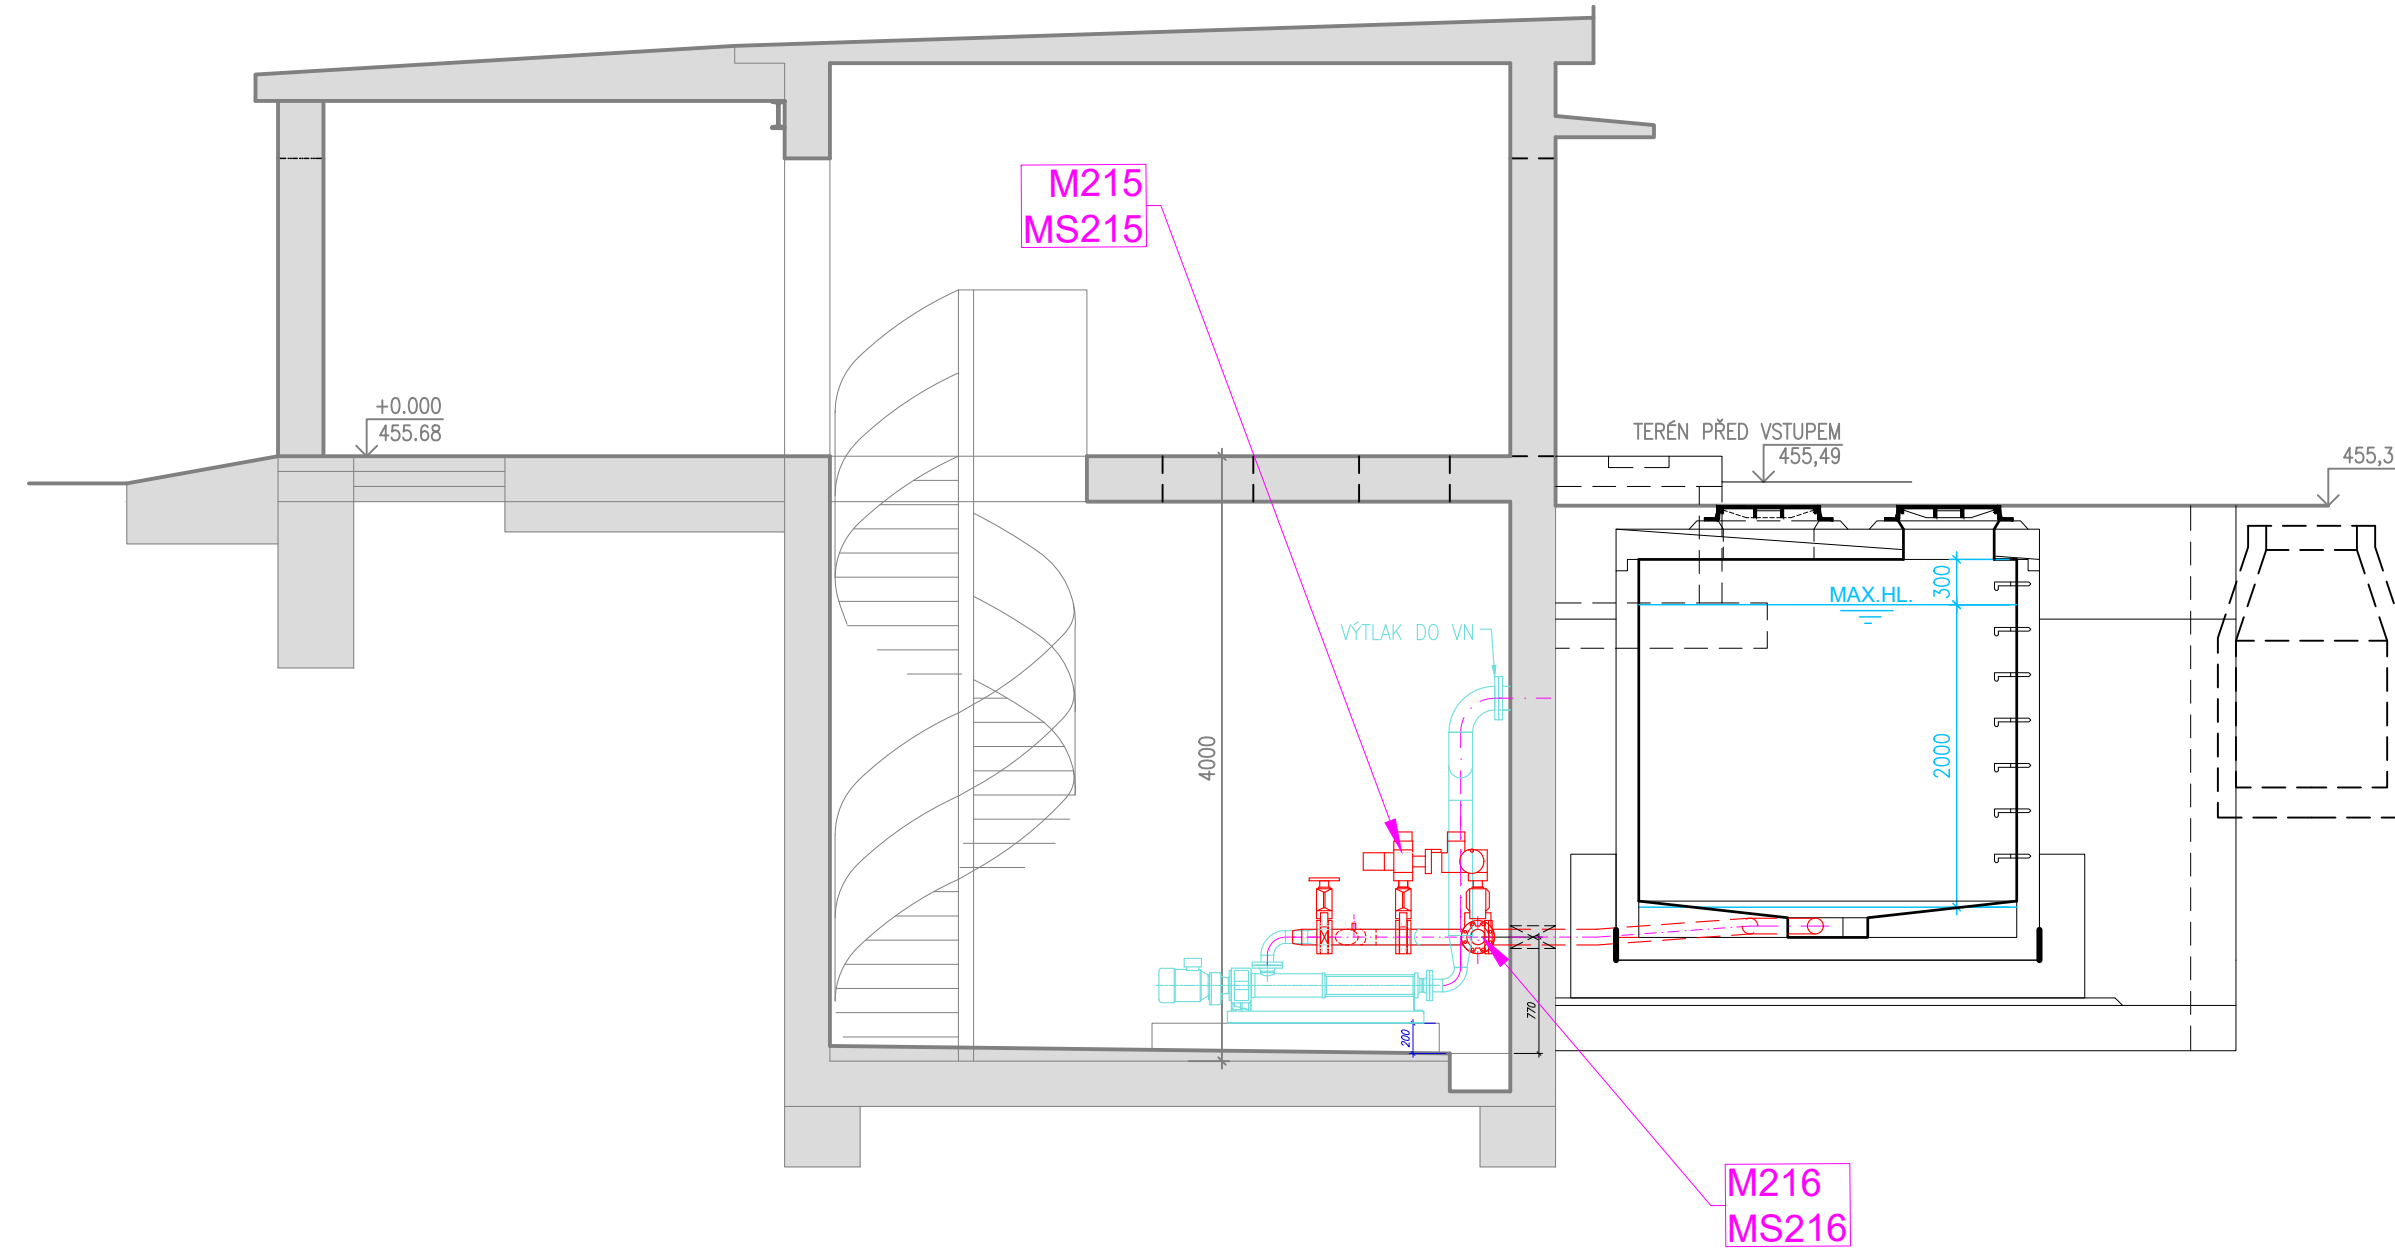

ŘEZ BB

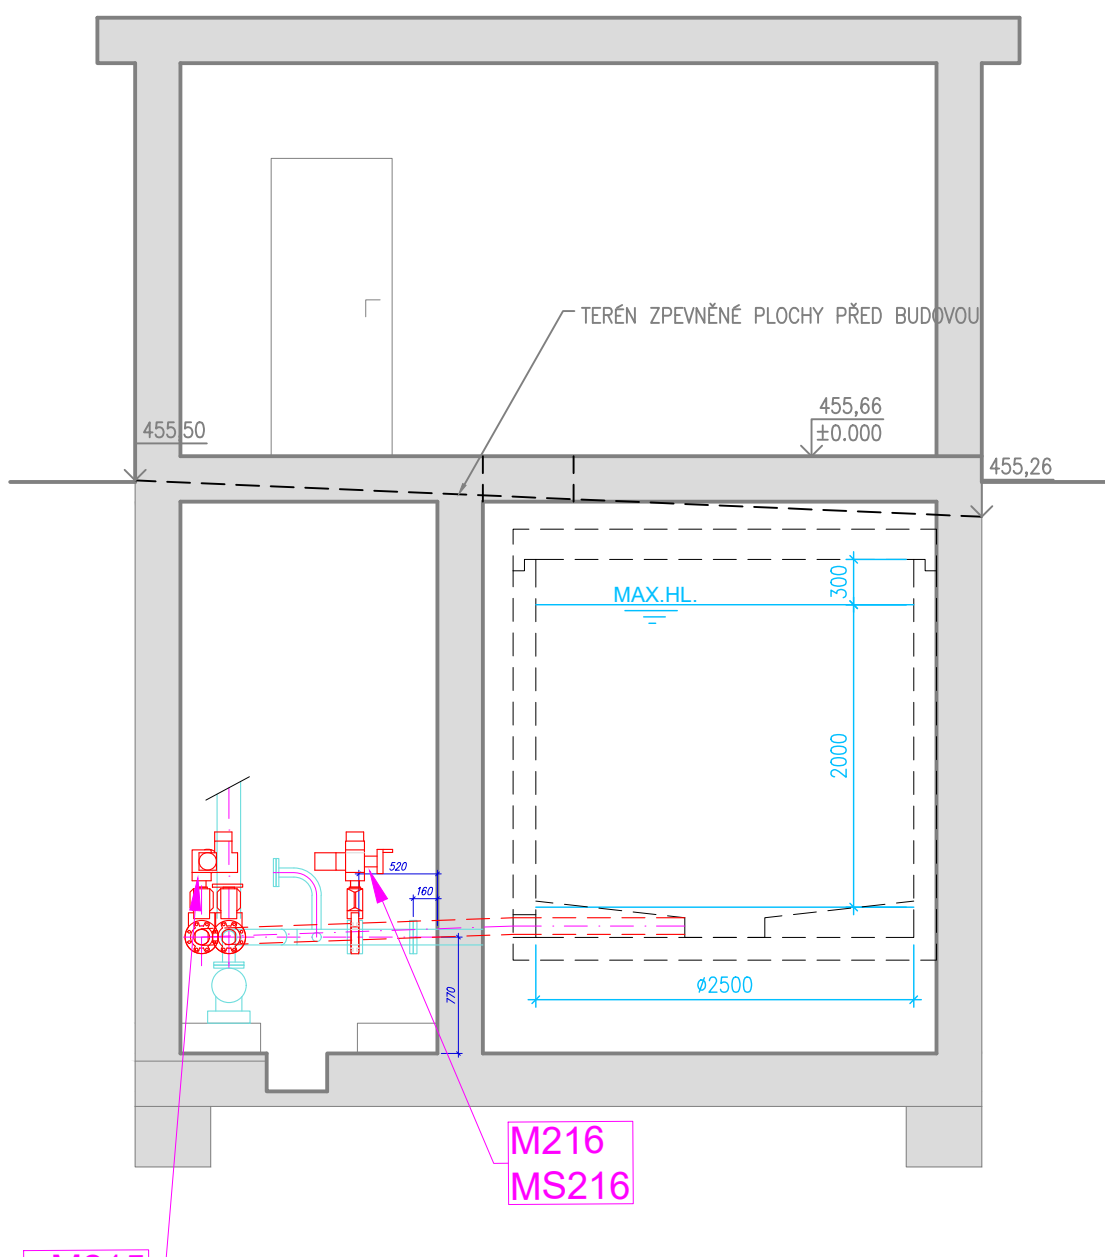

LEGENDA KONSTRUKCÍ

- NOVÉ VYSTROJENÍ
- STÁVAJÍCÍ VYSTROJENÍ (SCHEMATICKY)

POZNÁMKA

- ČÍSLO POZIC. ODPOVÍDAJÍ SEZNAMU STROJŮ
- STÁVAJÍCÍ VYSTROJENÍ A ROZVODY JSOU ZAKRESLENY POUZE V NUTNÉM ROZSAHU

PROVOZNÍ SOUBORY:

- PS 05 ELEKTROČÁST
- PS 06 MAR A ASŘTP

HLAVNÍ INŽENÝR ING. JAROMÍR KOŠTEL	ZODPOVĚDNÝ PROJEKTANT ING. PETR ČÁP	VYPRACOVAL MILAN TUREK, DIS.	 F. AGERSTNERA 2151/6 ČESKÉ BUDĚJOVICE 7 370 01 tel. 385775111 E-MAIL: EKOKO@EKOKO.CZ
INVESTOR Vodárenská společnost Tábořsko s.r.o.	KRAJ Jihočeský kraj	OBEC Tábor	
ZAKÁZKA 1426-62			FORMÁT A4
DATUM 01/2025			STUPEŇ DPS
MĚŘÍTKO 1:50			ČÍSLO 7
PŘÍLOHA DISPOZICE HORNÍHO AREÁLU – ČÁST JÍMKA TUKŮ			ČÁST D2.2