



PŮDORYS

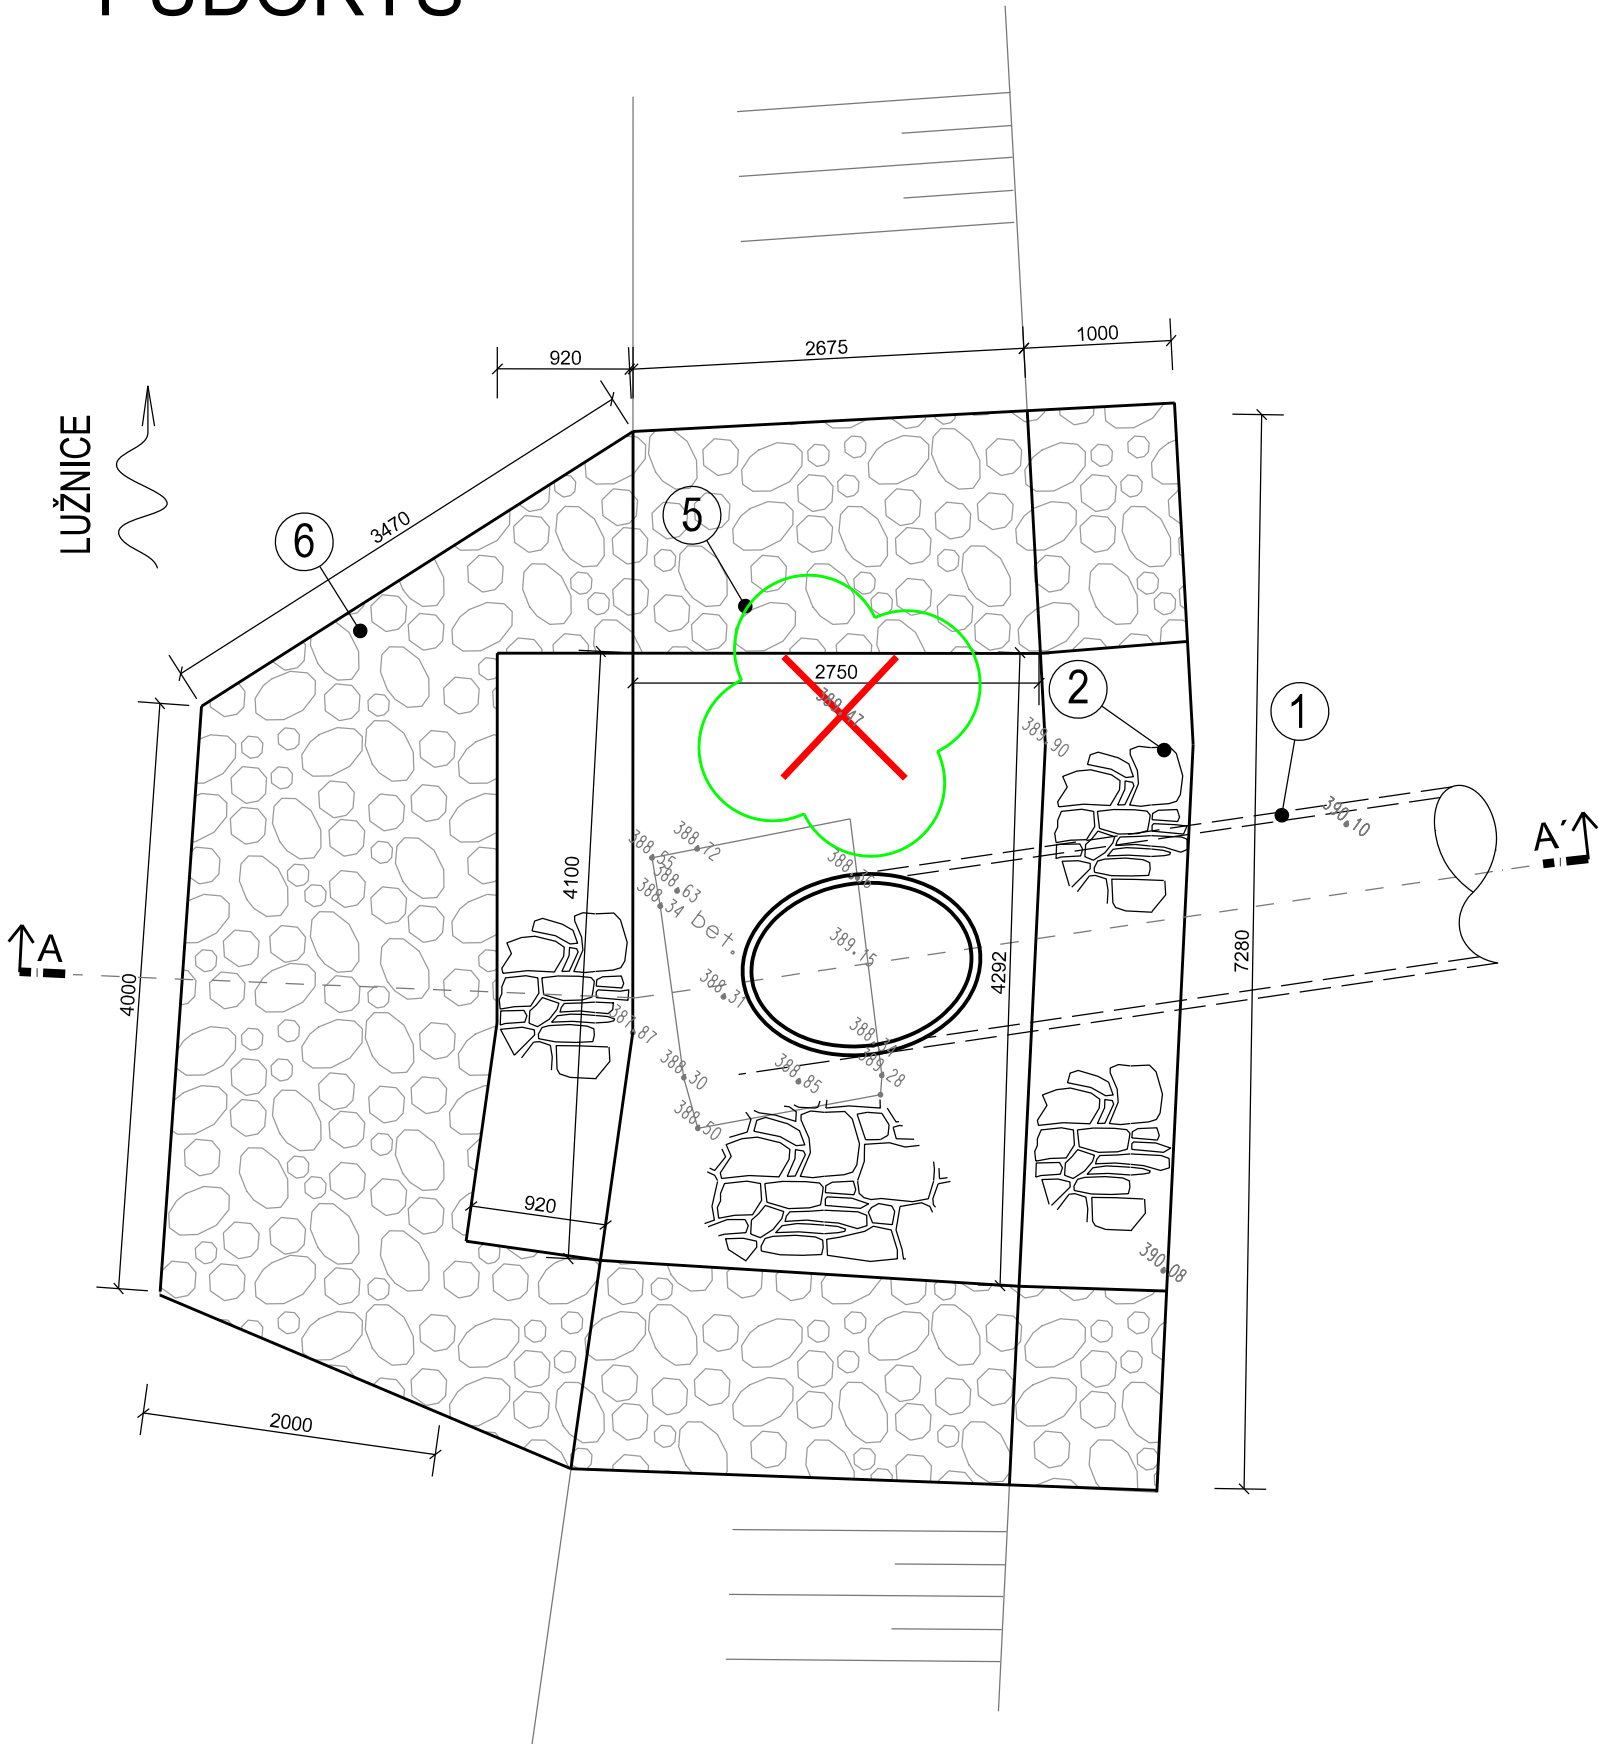

ŘEZ A-A'

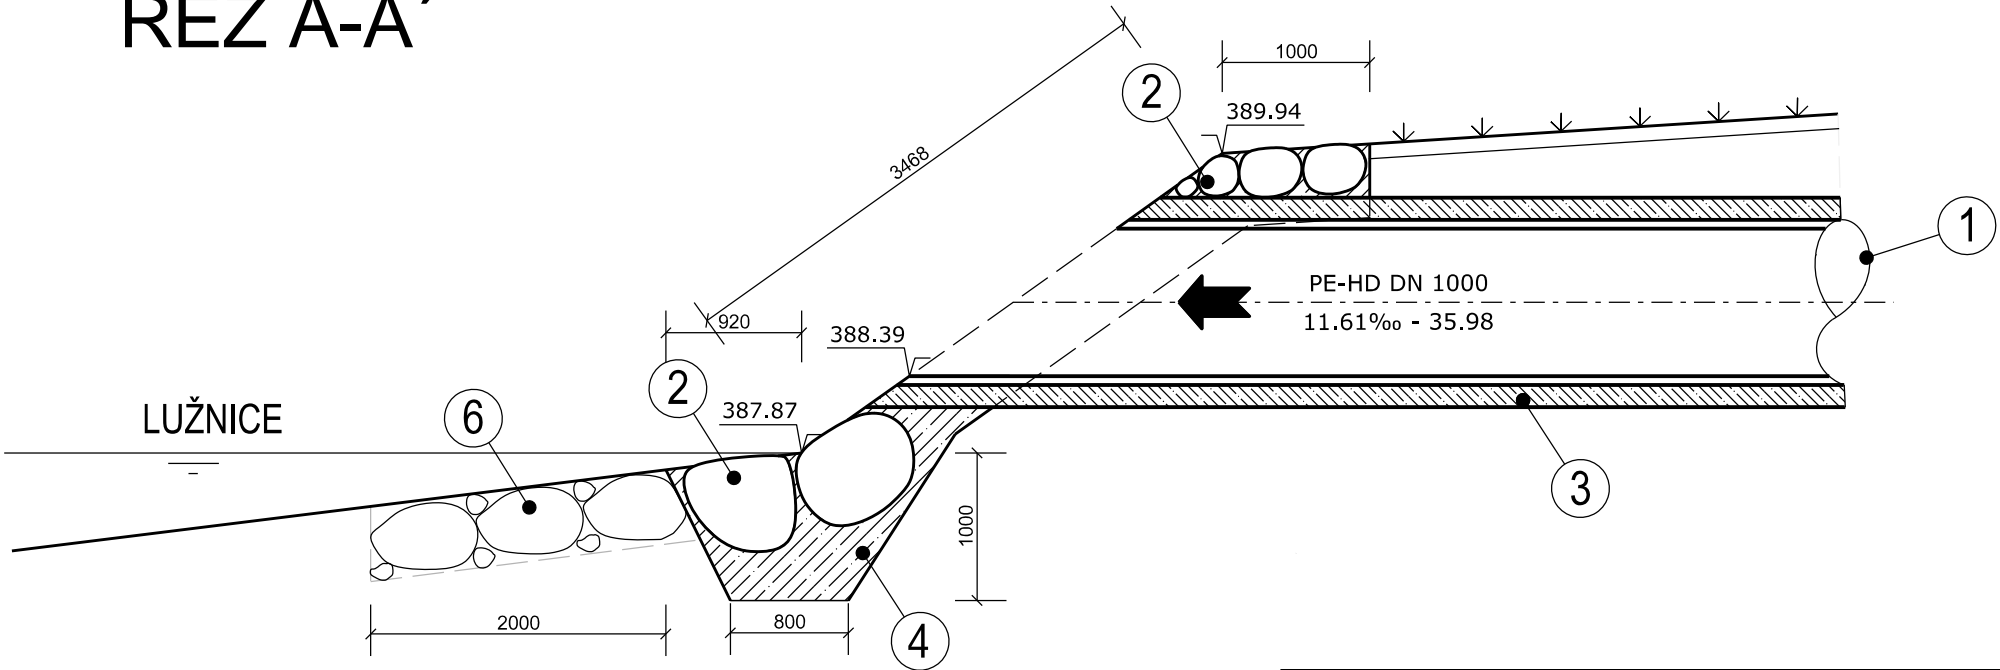

LEGENDA - VÝUSTNÍ OBJEKT

- 1 NAVRHOVANÁ ODLEHČOVACÍ STOKA - PE-HD DN 1000
- 2 DLAŽBA Z LOMOVÉHO KAMENE DO BETONOVÉHO LOŽE
- 3 OBETONOVÁNÍ PE-HD POTRUBÍ - VIZ VZOROVÝ PŘÍČNÝ ŘEZ
- 4 PATKA Z LOMOVÉHO KAMENE DO BETONOVÉHO LOŽE
- 5 KÁCENÝ STROM
- 6 ZÁHOZ Z LOMOVÉHO KAMENE MIN 250kg

Revize	Popis revize	Datum revize
<div><div></div><div>AQUA PROCON s.r.o. Projektová a inženýrská spol. - divize Praha Dukelských hrdinů 12, 170 00 Praha Tel.: +420 266 109 335 E-mail: info.praha@aquaprocon.cz www.aquaprocon.cz</div></div>		
Vedoucí projektu	Ing. Radovan Haloun, CSc.	
Vedoucí dílčího projektu	Jan Krátoška	
Zodpovědný projektant	Jan Krátoška	
Vypracoval	Jan Krátoška	
Kontroloval	Ing. Radovan Haloun, CSc.	
Investor	Vodárenská společnost Tábořsko, Kosova 2894, 390 02 Tábor	
Objednatel	Vodárenská společnost Tábořsko, Kosova 2894, 390 02 Tábor	
Formát	1xA4	Měřítko 1 : 50
Stupeň	DPS	Datum 06/2025
Zakázkové číslo	1637623-50	
<div>Projekt</div> <div>REKONSTRUKCE ODLEHČOVACÍ KOMORY OK 27 A PŘIPOJENÝCH STOK</div> <div>D - Dokumentace objektů D.1 - KANALIZACE D.1.4 - OBJEKTY - STAVEBNÍ ČÁST</div> <div>Souprava</div>		
Příloha	VÝUSTNÍ OBJEKT VO1	Číslo přílohy D.1.4.12
Revize	0	